

位置図

S=1:2500



許可・実施	当 初 第 回変更
年度・番号	令和 5 年度 湖北消組建第 2 号
河川名	(仮称) 米原出張所
路線名	
地区名	湖北地域消防組合(仮称) 米原出張所 庁舎整備事業上水道布設工事
工事名	
地名	米原市西円寺地先
図面名	位置図
縮尺	1:2500 (A1)
図面番号	7 枚ノ内 1
湖北地域消防組合	

S=1 : 200

新設HPPE ϕ 75 土工延長L=125.42m(管布設延長L=125.48m)

新設HPPE ϕ 75 土工延長L=59.00m

土工-1 H=0.80m
As舗装 L=3.36m


不断水分岐工(本管DIP) $\phi 100 \times \phi 75$
不断水土工-1 97.32

水道配水用ポリエチレン管φ75
d=0.80

	新設上水管
	既設下水管

許可・実施	当 初 第 回変更
年度・番号	令和 5 年度 湖北消組建第 2 号
河川名 路線名 地区名	(仮称)米原出張所
工事名	湖北地域消防組合(仮称)米原出張所 庁舎整備事業下水道布設工事
地名	米原市西門寺地先
図面名	上水道管平面図(1)
縮尺	1:200(A1)
図面番号	7 枚ノ内 2
湖北地域消防組合	

S=1 : 200

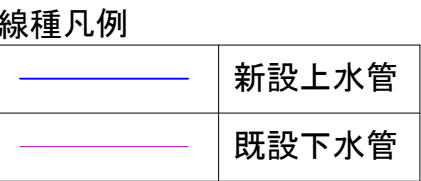

許可・実施	当初第 回変更
年度・番号	令和 5 年度 湖北消防組建 第 2 号
河川名	(仮称)米原出張所
路線名	
地区名	
工事名	湖北地域消防組合(仮称)米原出張所 庁舎整備事業上水道布設工事
地名	米原市西門寺地先
図面名	上水道管平面図(2)
縮尺	1:200(A1)
図面番号	7 枚ノ内 3
湖北地域消防組合	


横断図

S=1:100

NO. 2

GH=97.76


DL=100.0

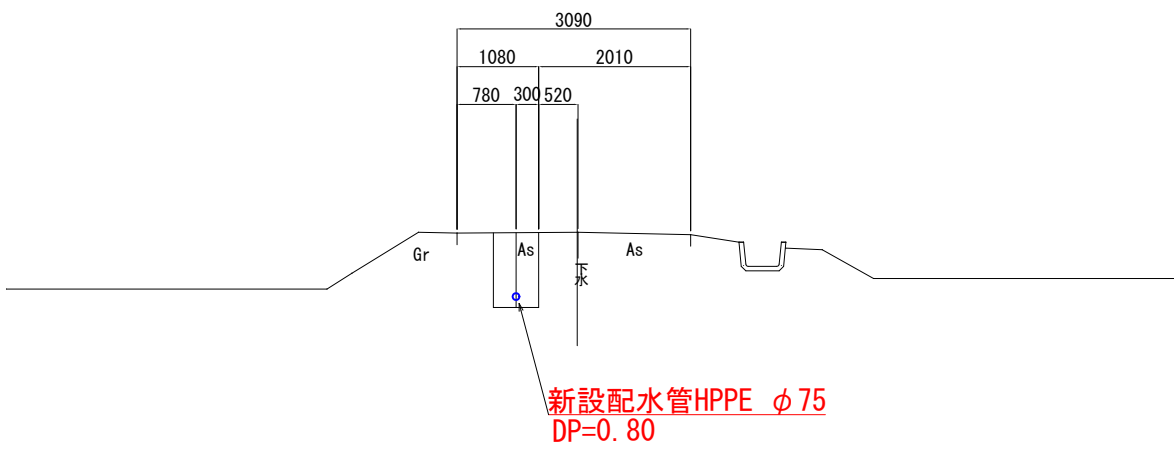

NO. 3

GH=98.06


DL=100.0

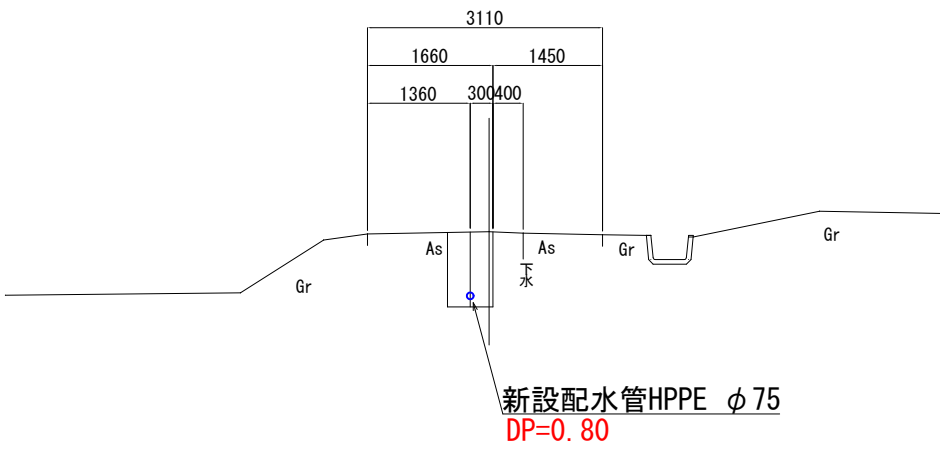

NO. 1

GH=96.83

DL=95.0


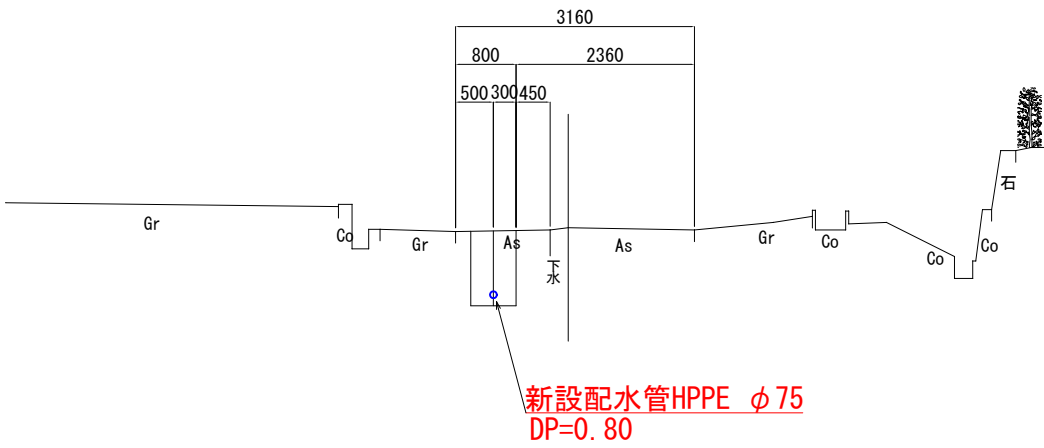


許可・実施	当 初 第 回変更
年度・番号	令和 5 年度 湖北消組建第 2 号
河川名 路線名 地区名	(仮称)米原出張所
工事名	湖北地域消防組合(仮称)米原出張所 庁舎整備事業上水道布設工事
地名	米原市西円寺地先
図面名	横断図
縮尺	1:100(A2)
図面番号	7 枚ノ内 4
湖北地域消防組合	

上水道管詳細図

S=No Scale










(建設上水 DIP φ 100 H=0.83m)

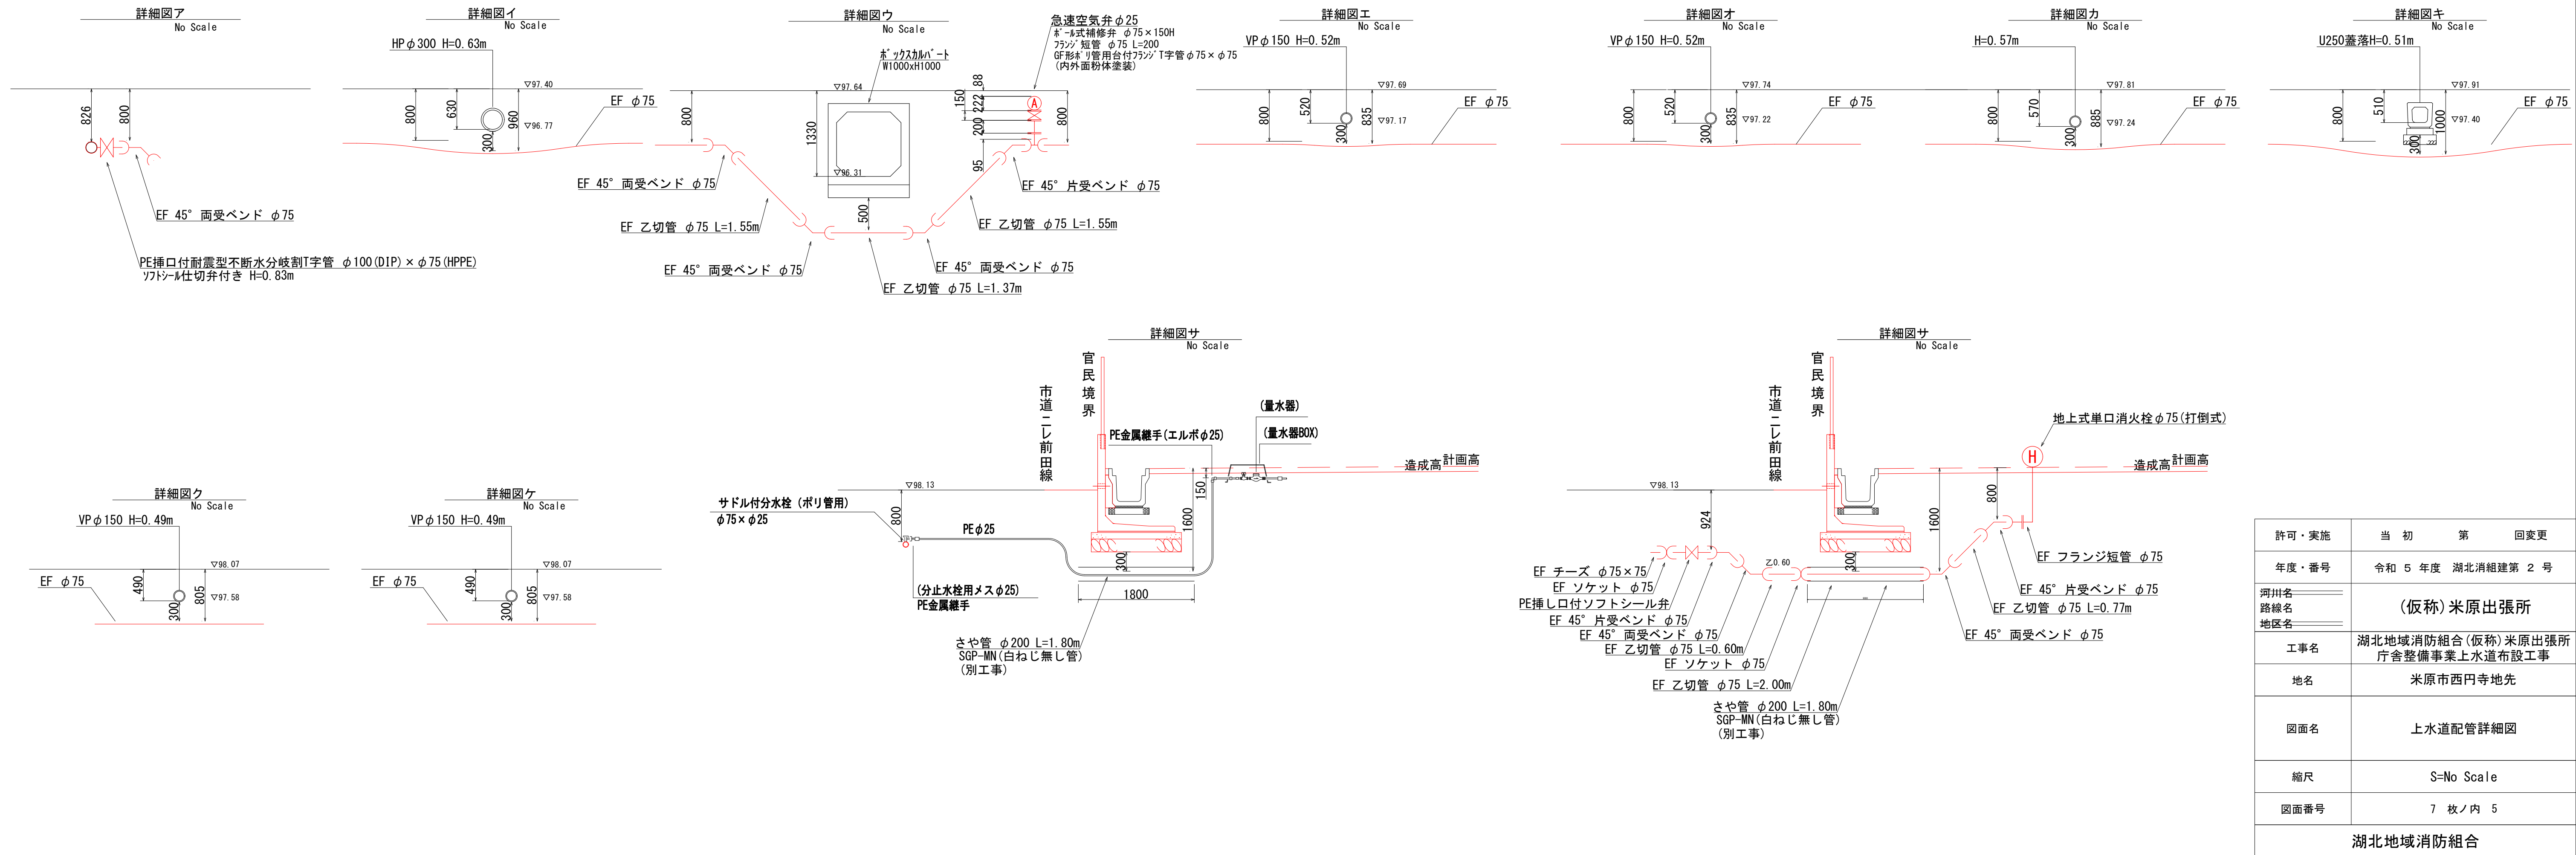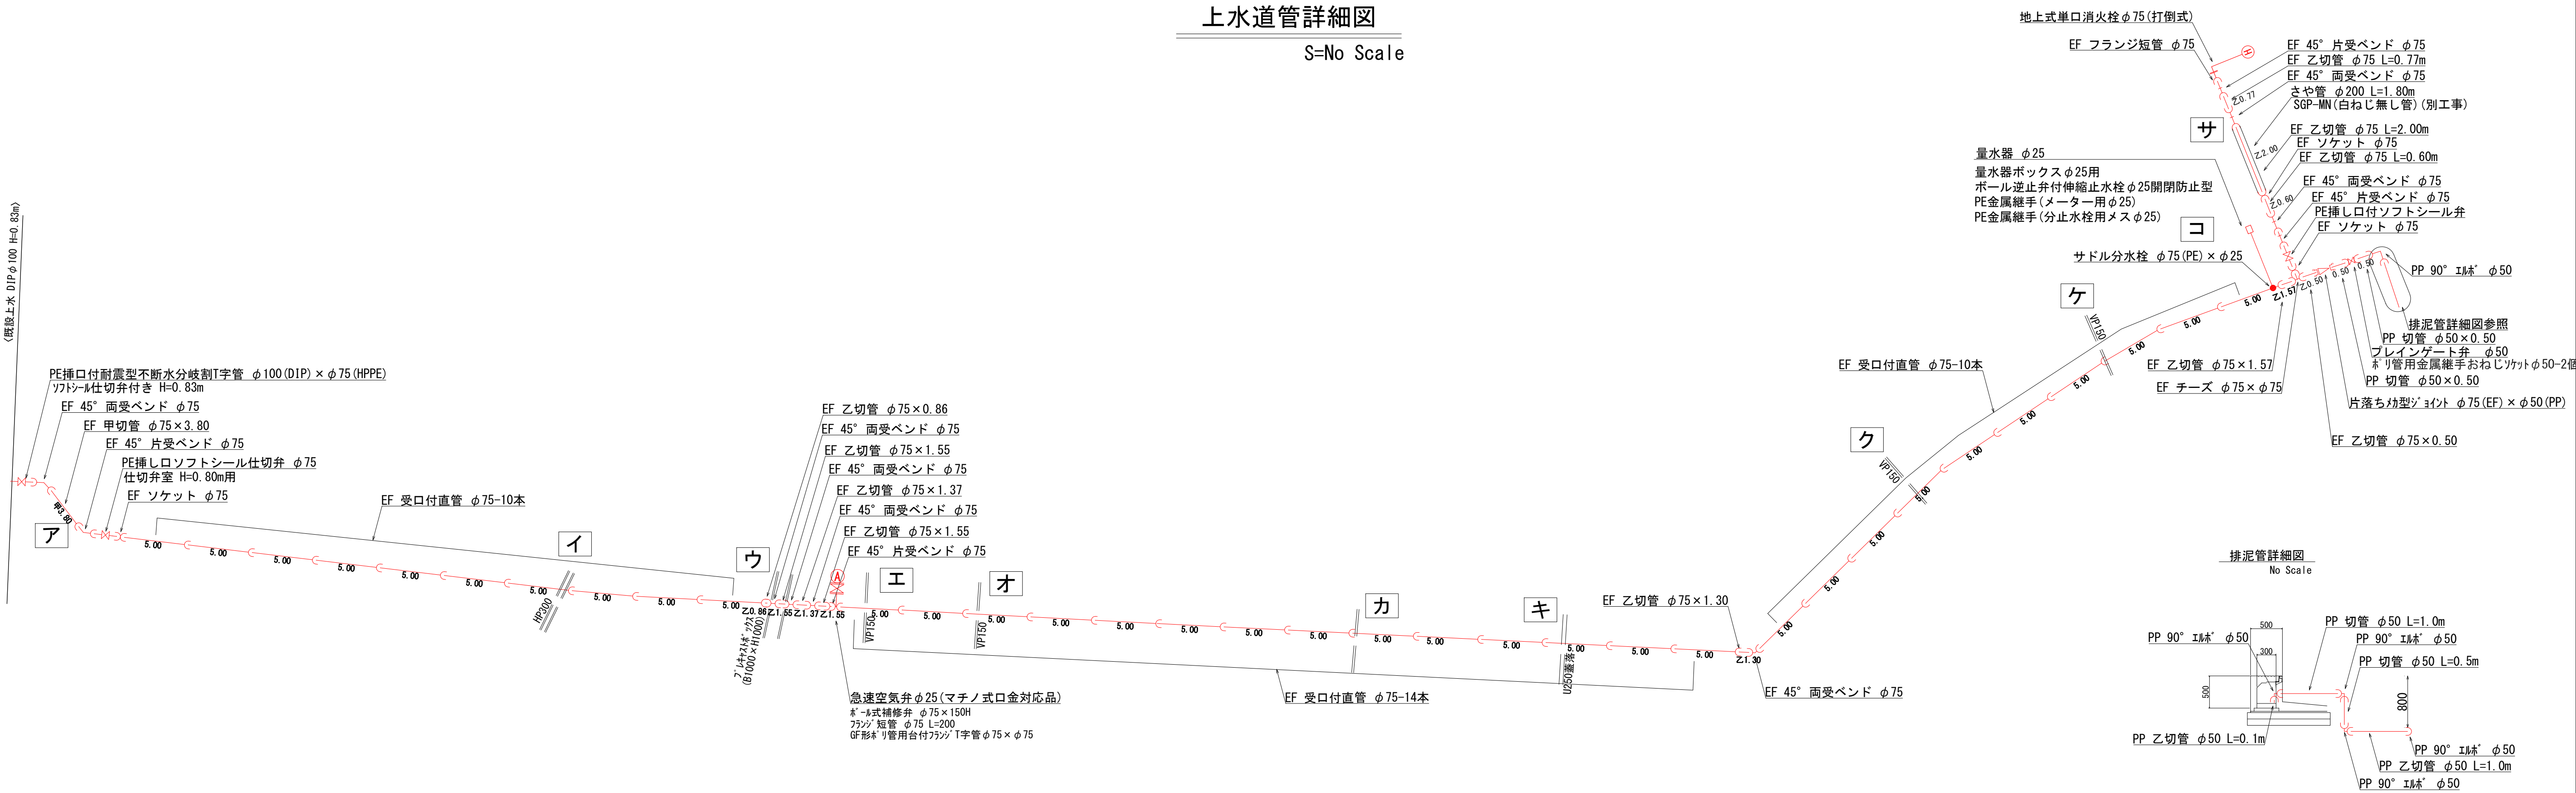


許可・実施	当 初 第 回変更
年度・番号	令和 5 年度 湖北清組建第 2 号
河州名 路線名 地区名	(仮称) 米原出張所
工事名	湖北地域消防組合 (仮称) 米原出張所 庁舎整備事業上水道布設工事
地名	米原市西円寺地先
図面名	上水道配管詳細図
縮尺	S=No Scale
図面番号	7 枚ノ内 5
湖北地域消防組合	

土工標準図

S=1 : 20

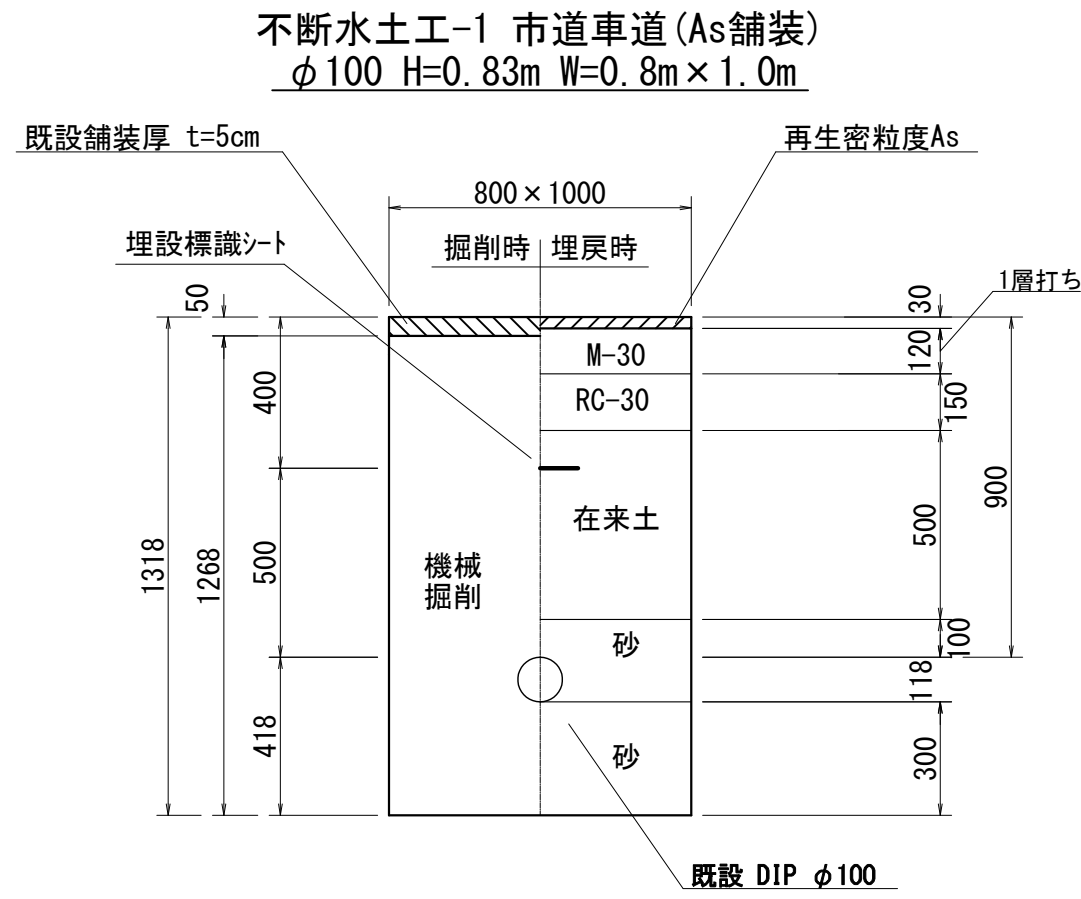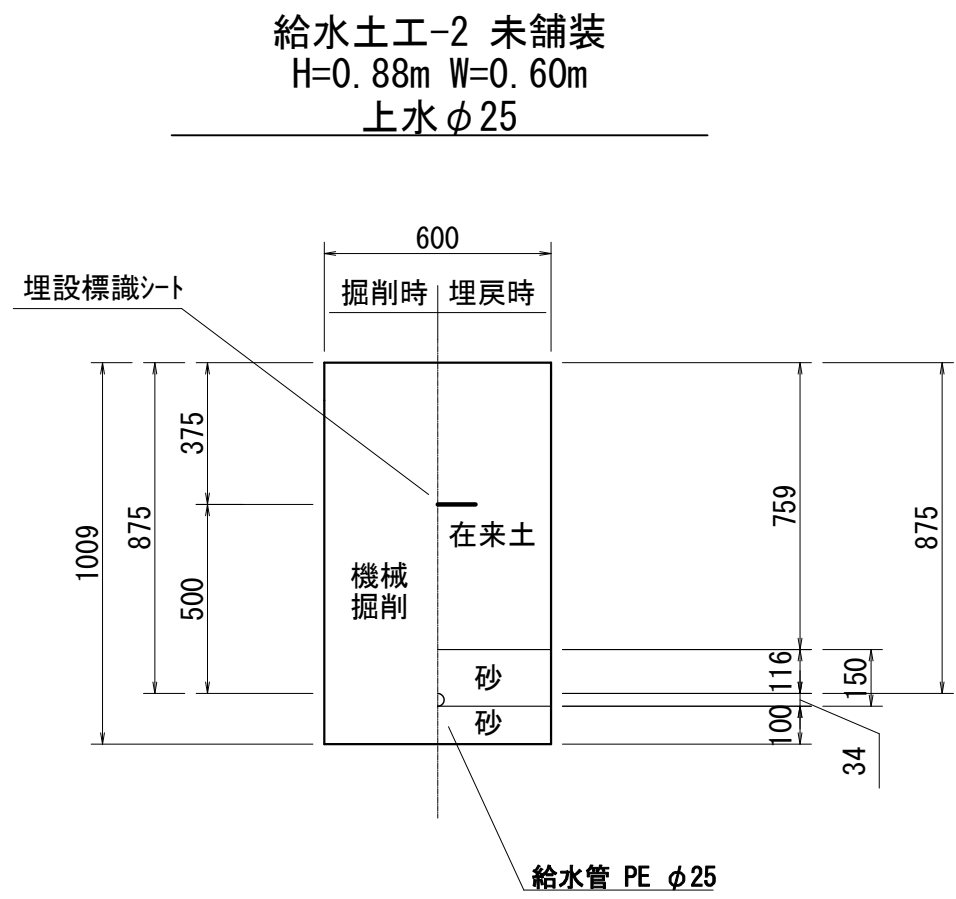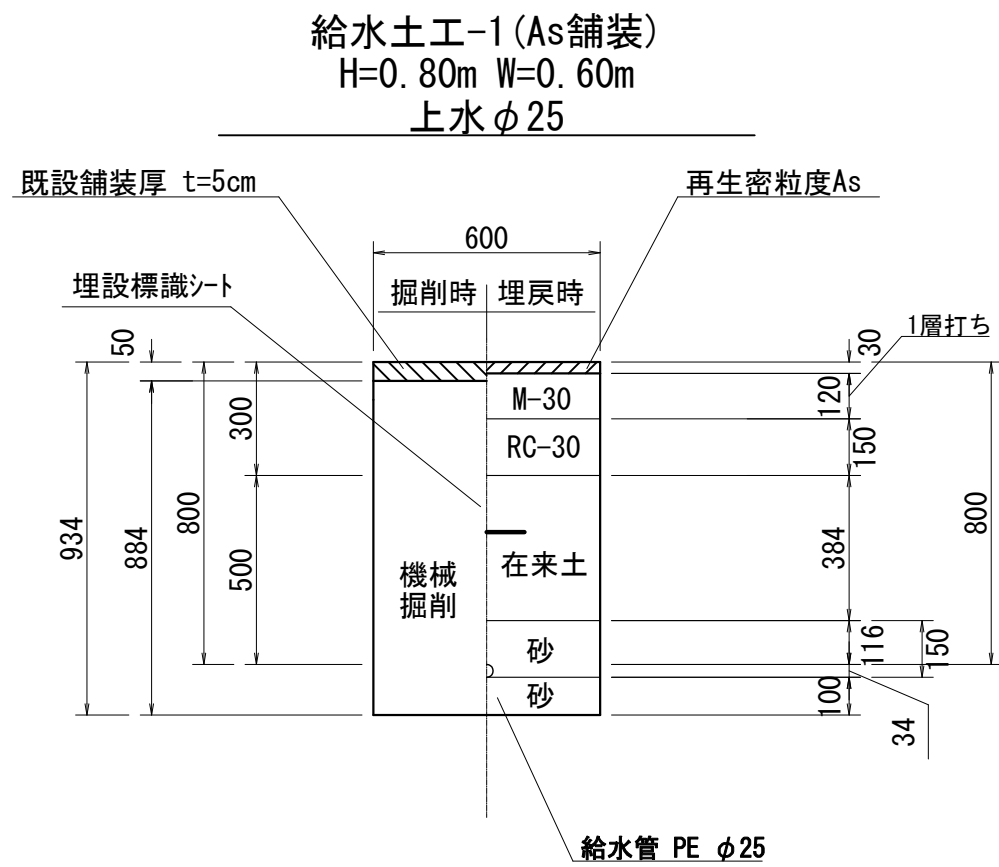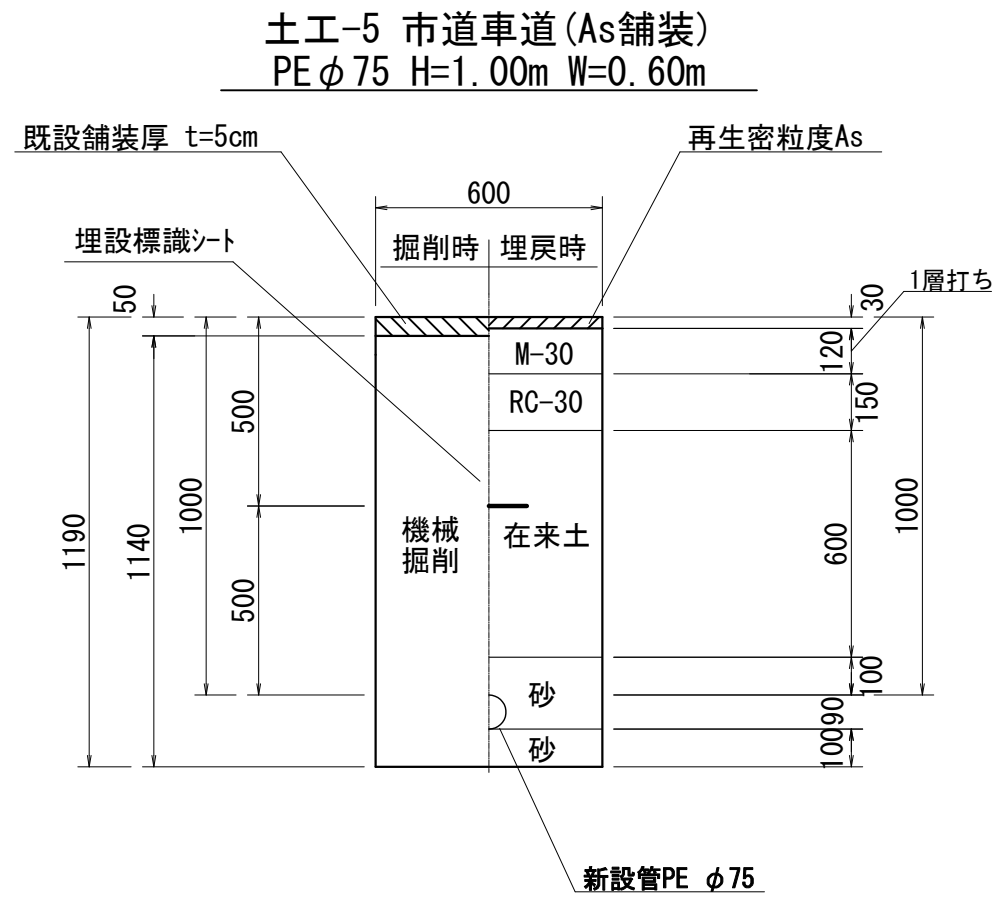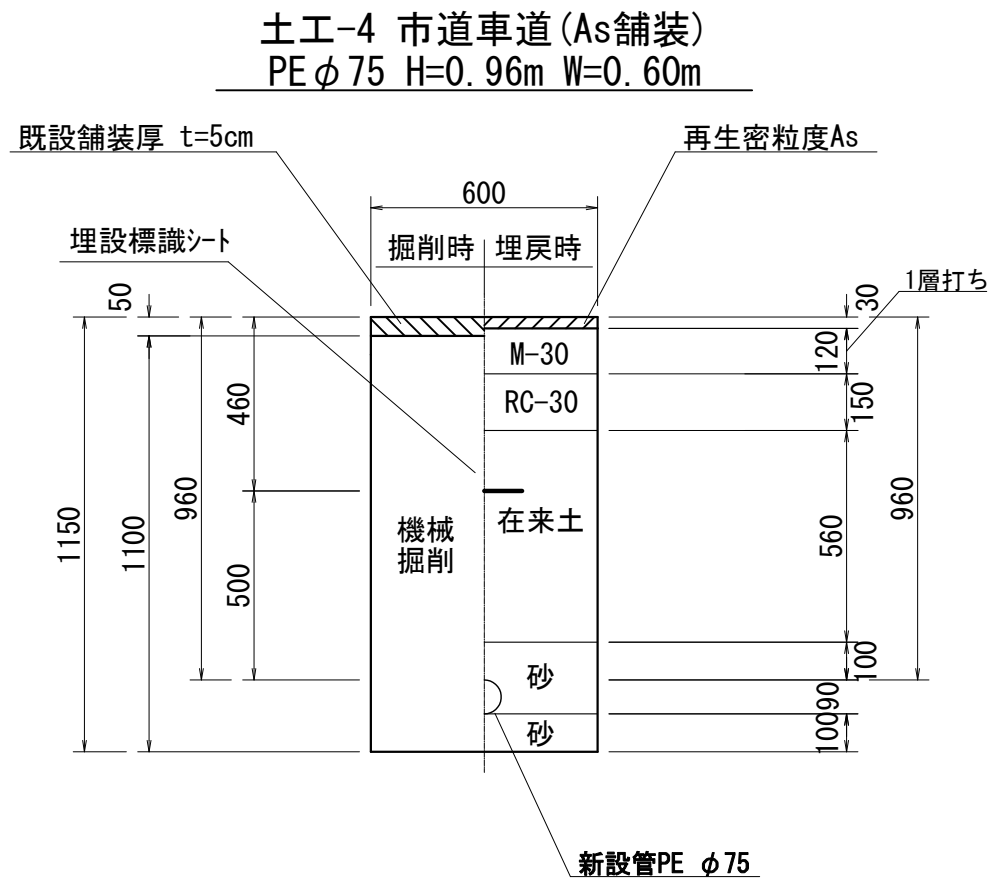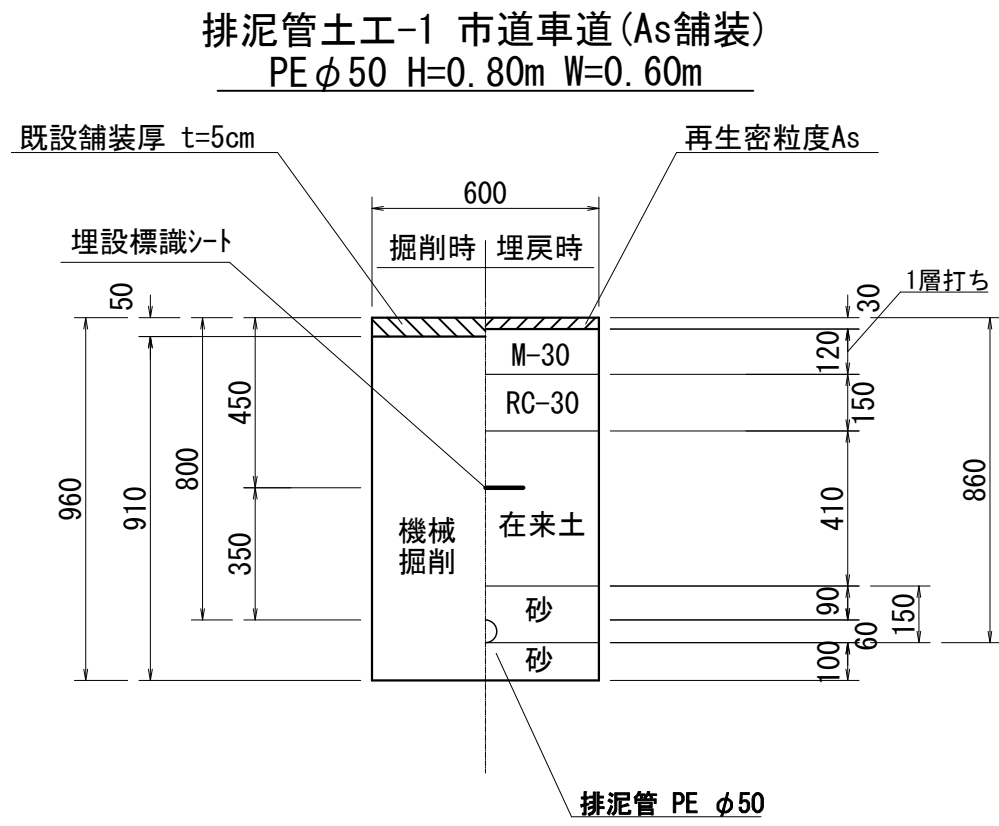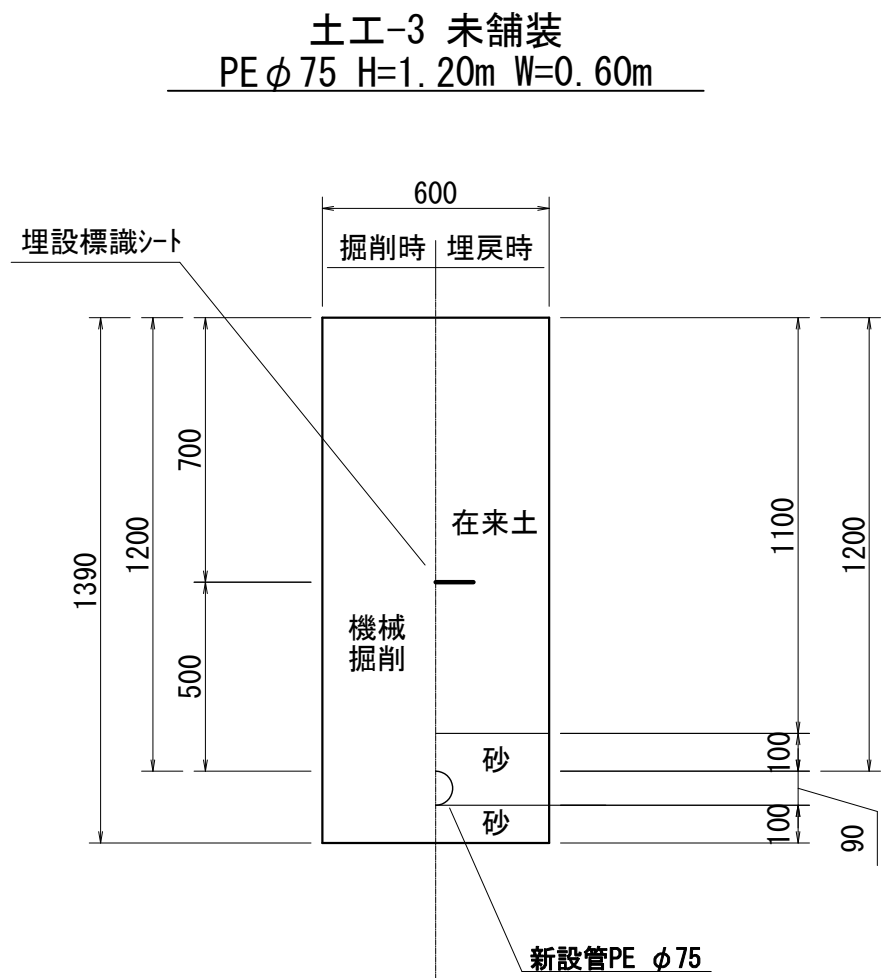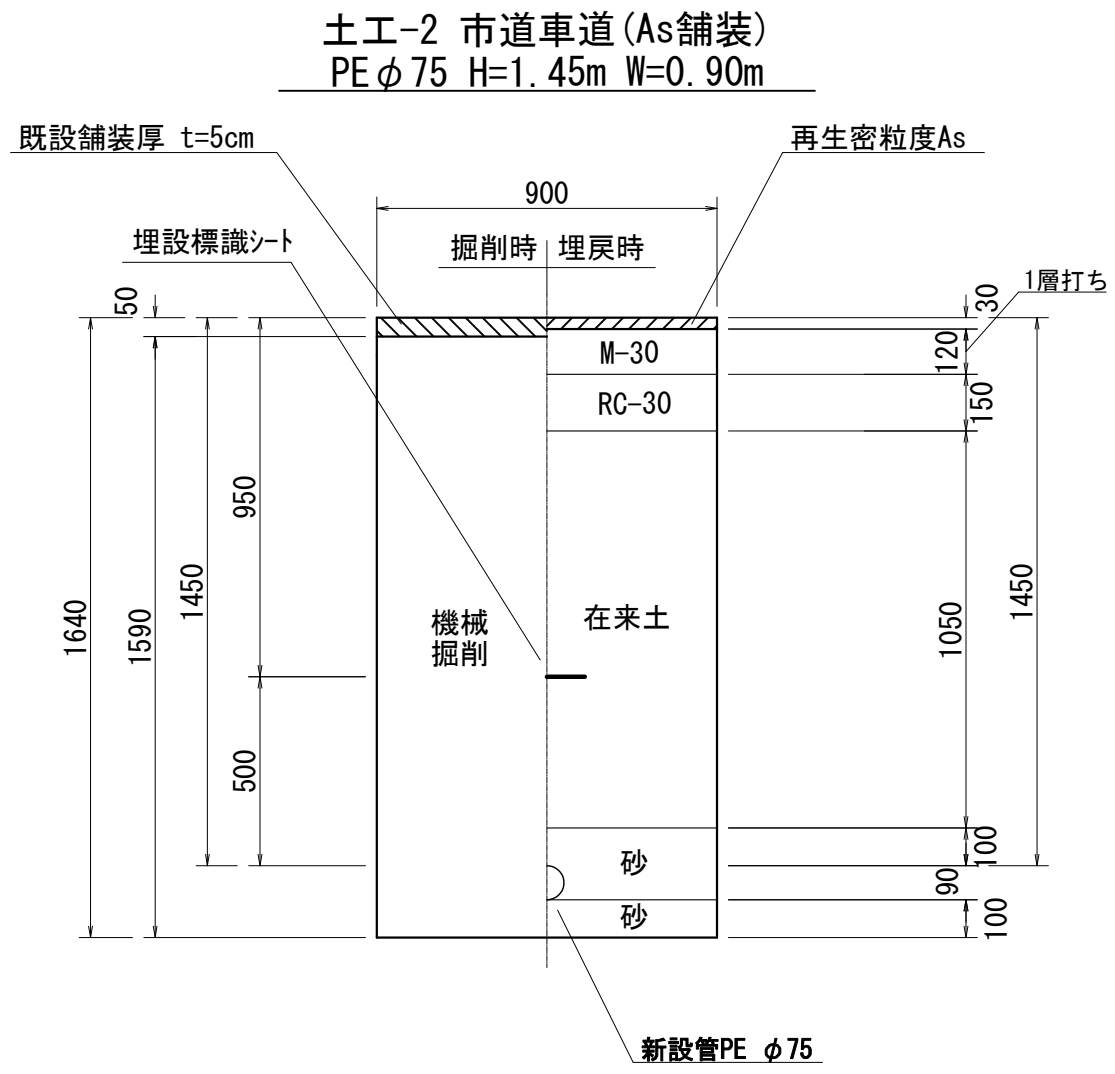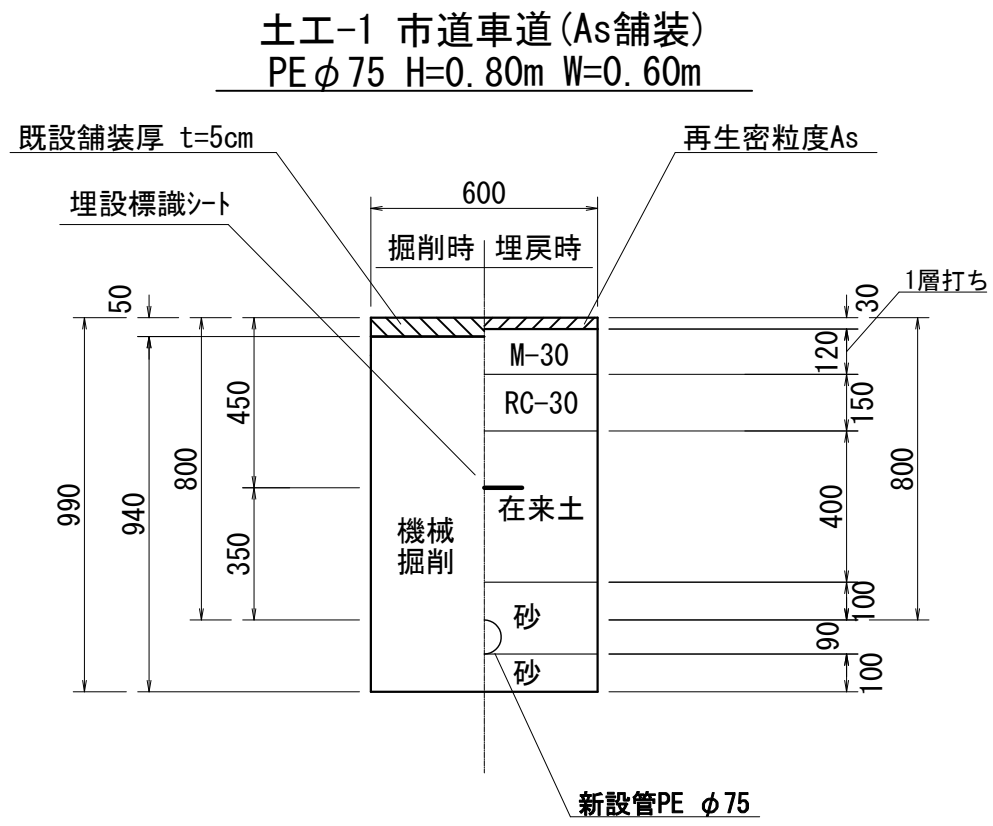


土留工標準図 NO SCALE

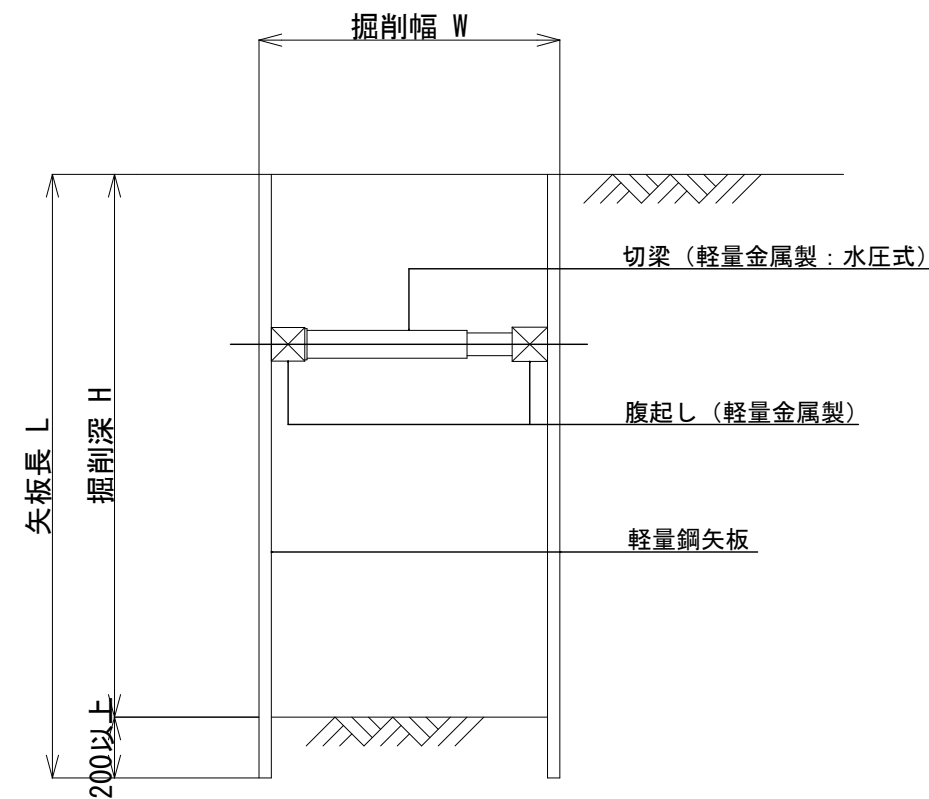

掘削深 h (m)	矢板長 L	支保工
h=1. 51~1. 80	2. 0 m	1 段
h=1. 81~2. 00	2. 5 m	1 段
h=2. 01~2. 30	2. 5 m	2 段
h=2. 31~2. 80	3. 0 m	2 段
h=2. 81~3. 30	3. 5 m	2 段

市道 復旧・本復旧

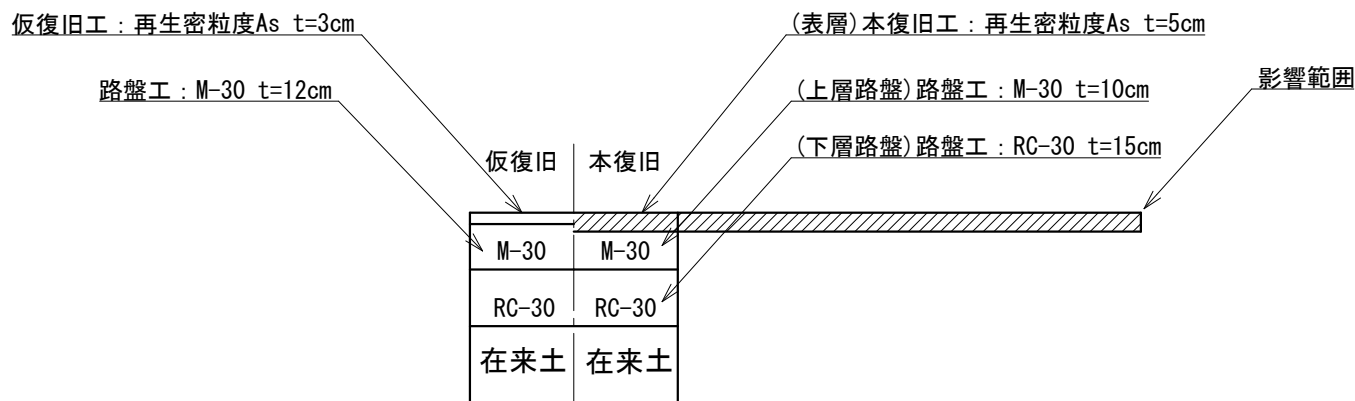

許可・実施	当 初 第 回変更
年度・番号	令和 5 年度 湖北消組建第 2 号
河州名 路線名 地区名	(仮称)米原出張所
工事名	湖北地域消防組合(仮称)米原出張所 庁舎整備事業上水道布設工事
地名	米原市西円寺地先
図面名	土工標準図
縮尺	S=1 : 20 (A1)
図面番号	7 枚ノ内 6
湖北地域消防組合	

弁室標準図

S=1 : 10


仕切弁BOX標準図

S=1:10

(円形 1 号)

(φ 75～φ 150)

(土被り 0. 90m)

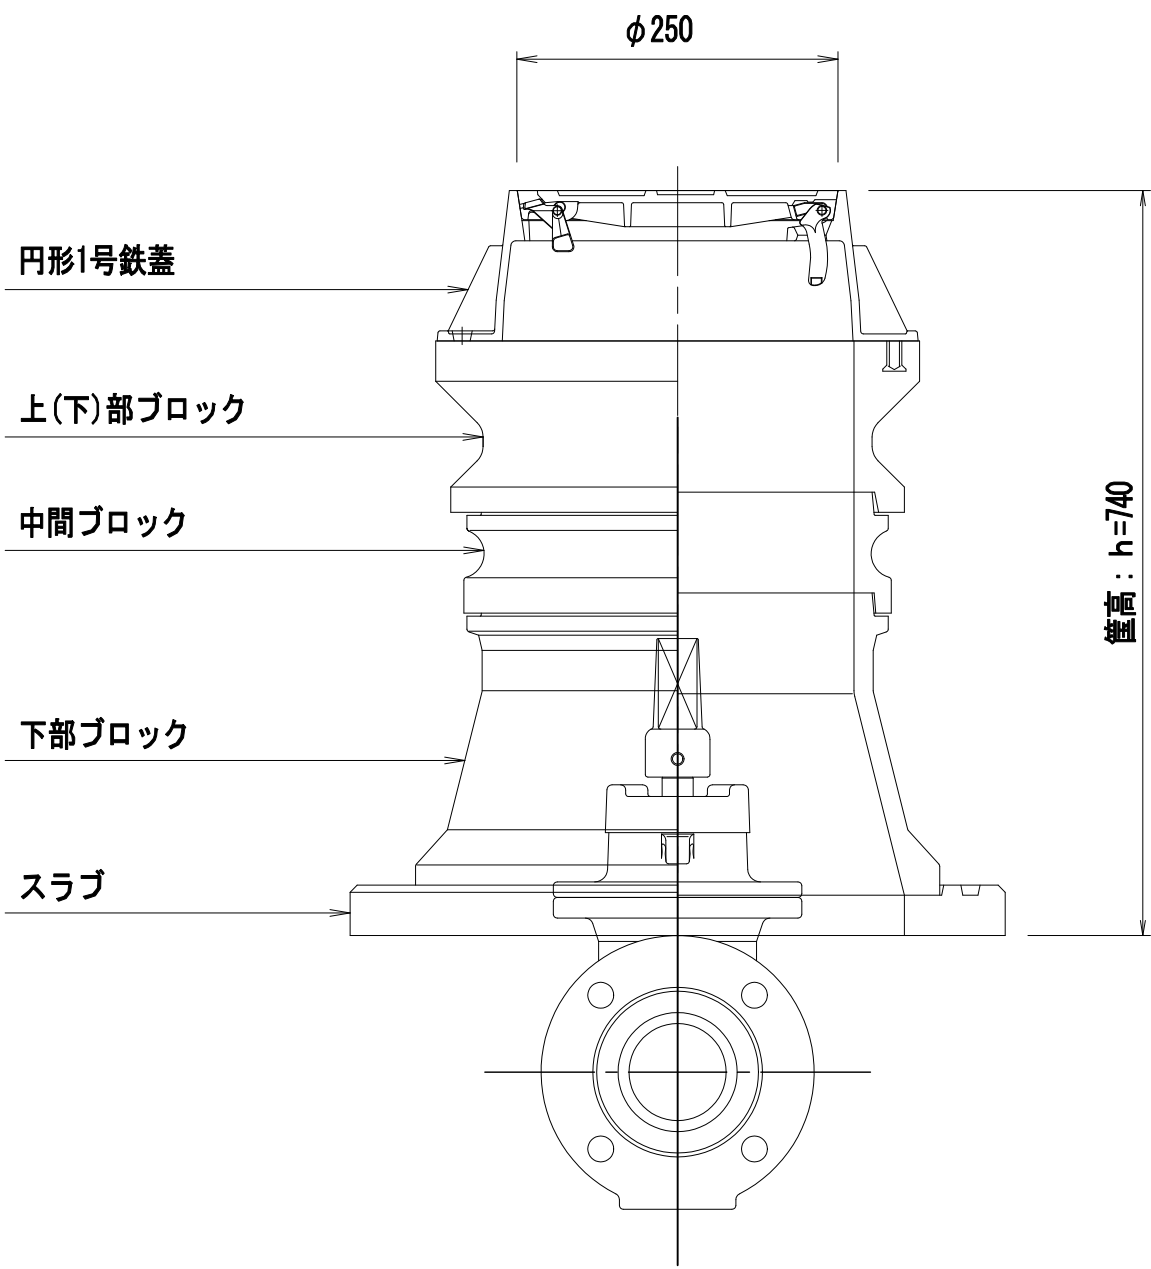


仕切弁BOX積上表（円形1号）

仕切弁口径		φ 50以下		φ 75・φ 100					φ 150				
土被り (H)	m	0. 8	0. 8	0. 9	1. 0	1. 1	1. 2	0. 8	0. 9	1. 0	1. 1	1. 2	
篋 高 (h)	m	0. 64	0. 64	0. 64	0. 74	0. 84	0. 94	0. 64	0. 64	0. 74	0. 84	0. 94	
鉄蓋	H=150	個	1	1	1	1	1	1	1	1	1	1	1
上部ﾌﾞﾛｯｸ	H=150	個	1	1	1	1	1	1	1	1	1	1	1
上下部ﾌﾞﾛｯｸ	H=150	個											
	H=300	個											
中間ﾌﾞﾛｯｸ	H=100	個				1				1			
	H=200	個					1				1		
	H=300	個						1					1
下部ﾌﾞﾛｯｸ	H=200	個											
	H=300	個	1	1	1	1	1	1	1	1	1	1	1
スラブ	H=40	個	1	1	1	1	1	1	1	1	1	1	1

空気弁・消火栓室標準図

S=1:10

(角形 1 号)

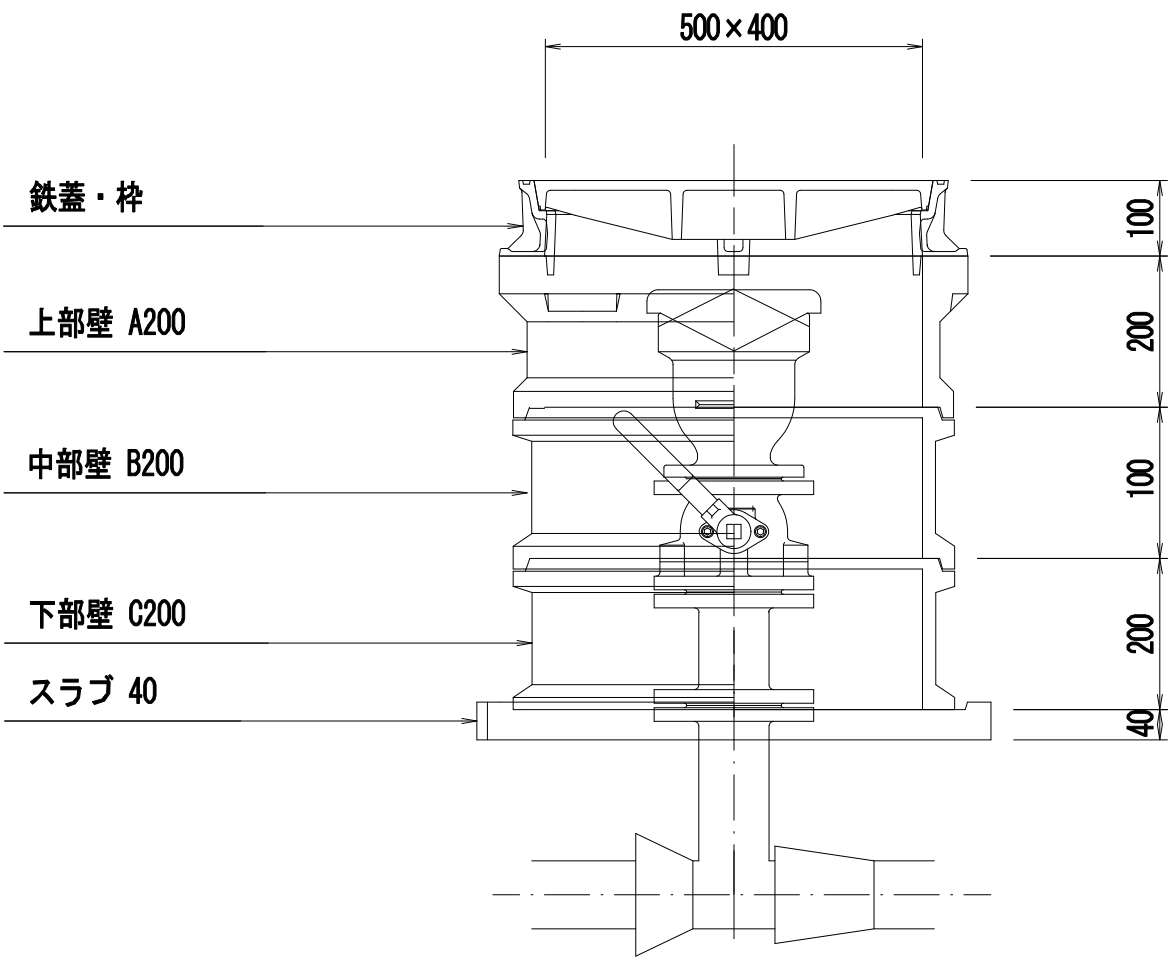

ポリ管用台付フランジT字管φ75×φ75

許可・実施	当 初 第 回変更
年度・番号	令和 5 年度 湖北消組建第 2 号
河州名 路線名 地区名	(仮称)米原出張所
工事名	湖北地域消防組合(仮称)米原出張所 庁舎整備事業上水道布設工事
地名	米原市西円寺地先
図面名	弁室標準図
縮尺	S=1 : 10
図面番号	7 枚ノ内 7
湖北地域消防組合	