


## 位置図



## 位置図①

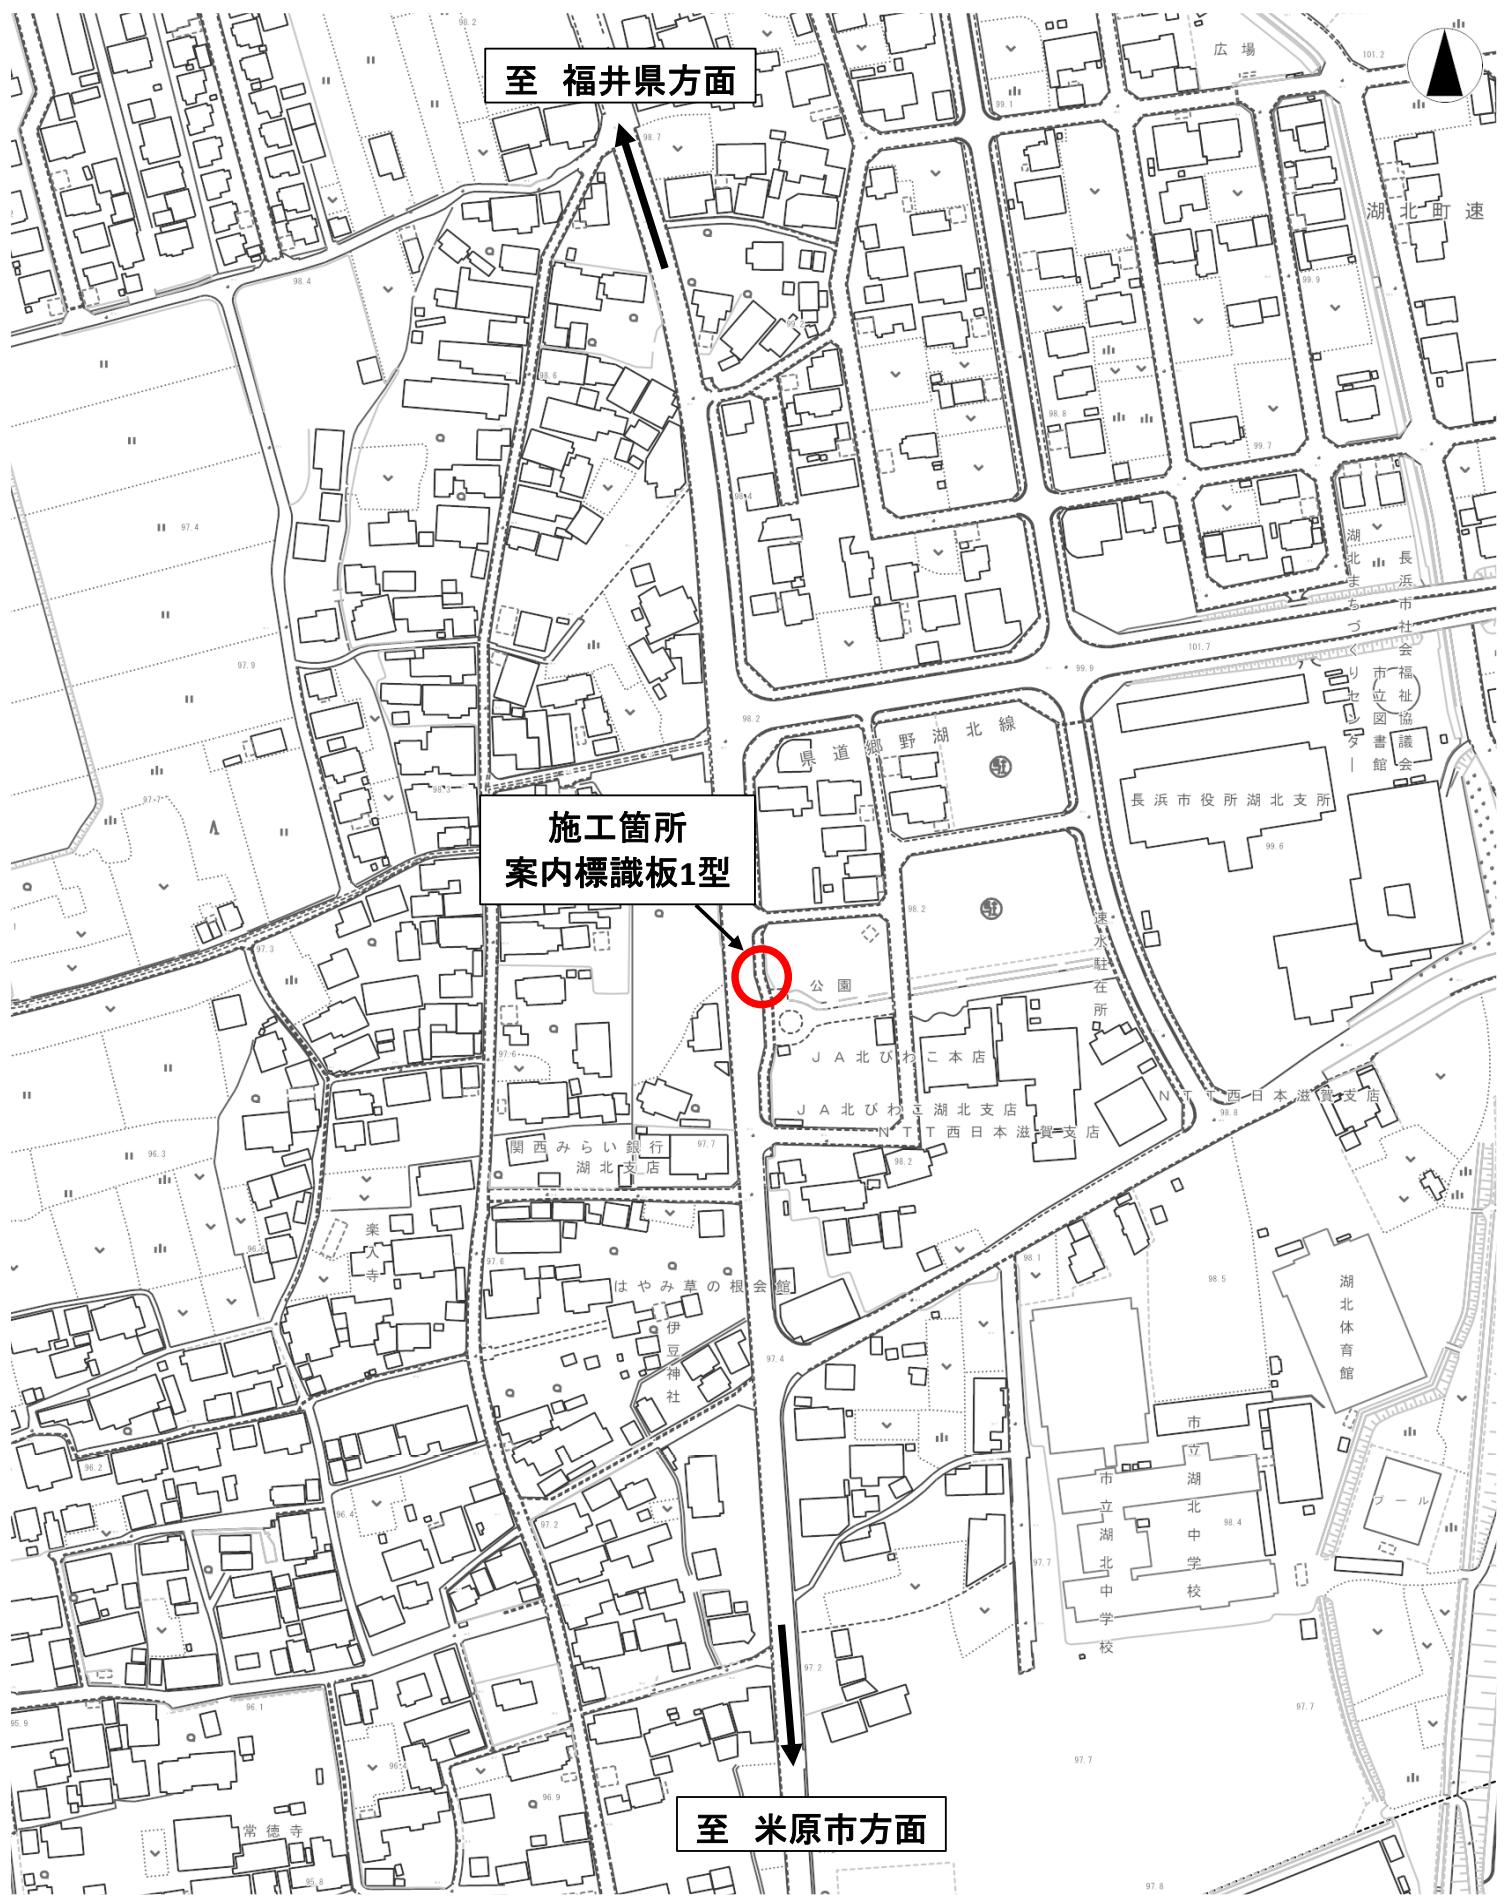

## 位置図② 長浜市湖北町馬渡



## 位置図③ 米原市間田






## 位置図④ 米原市高番



標識板 1 型

F型構造図 S=1/50

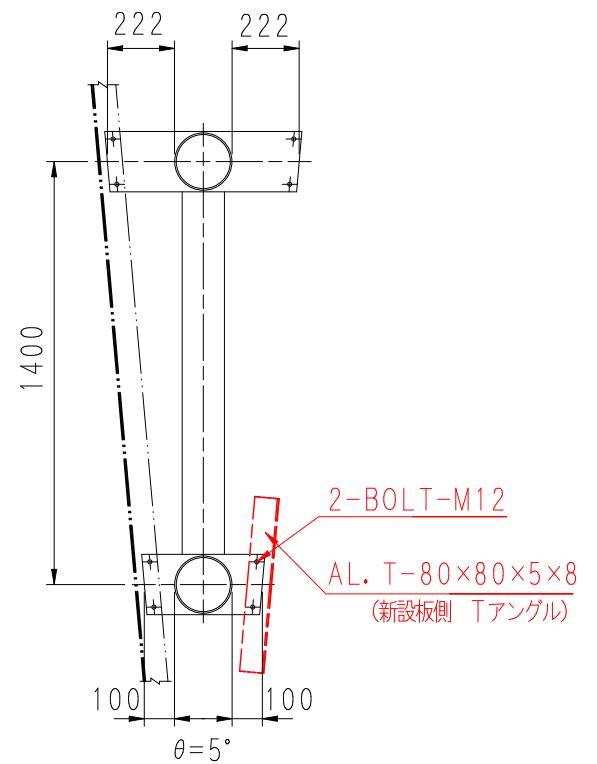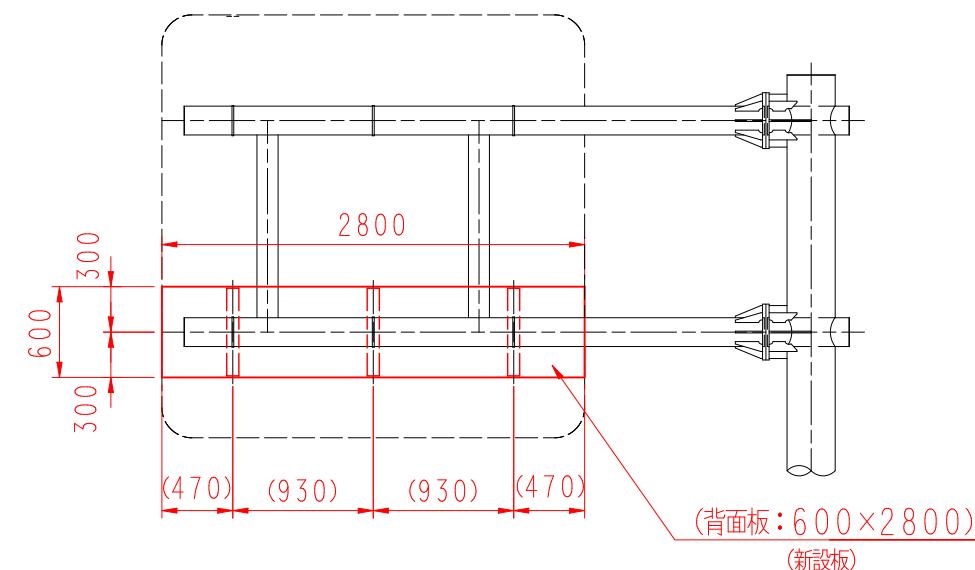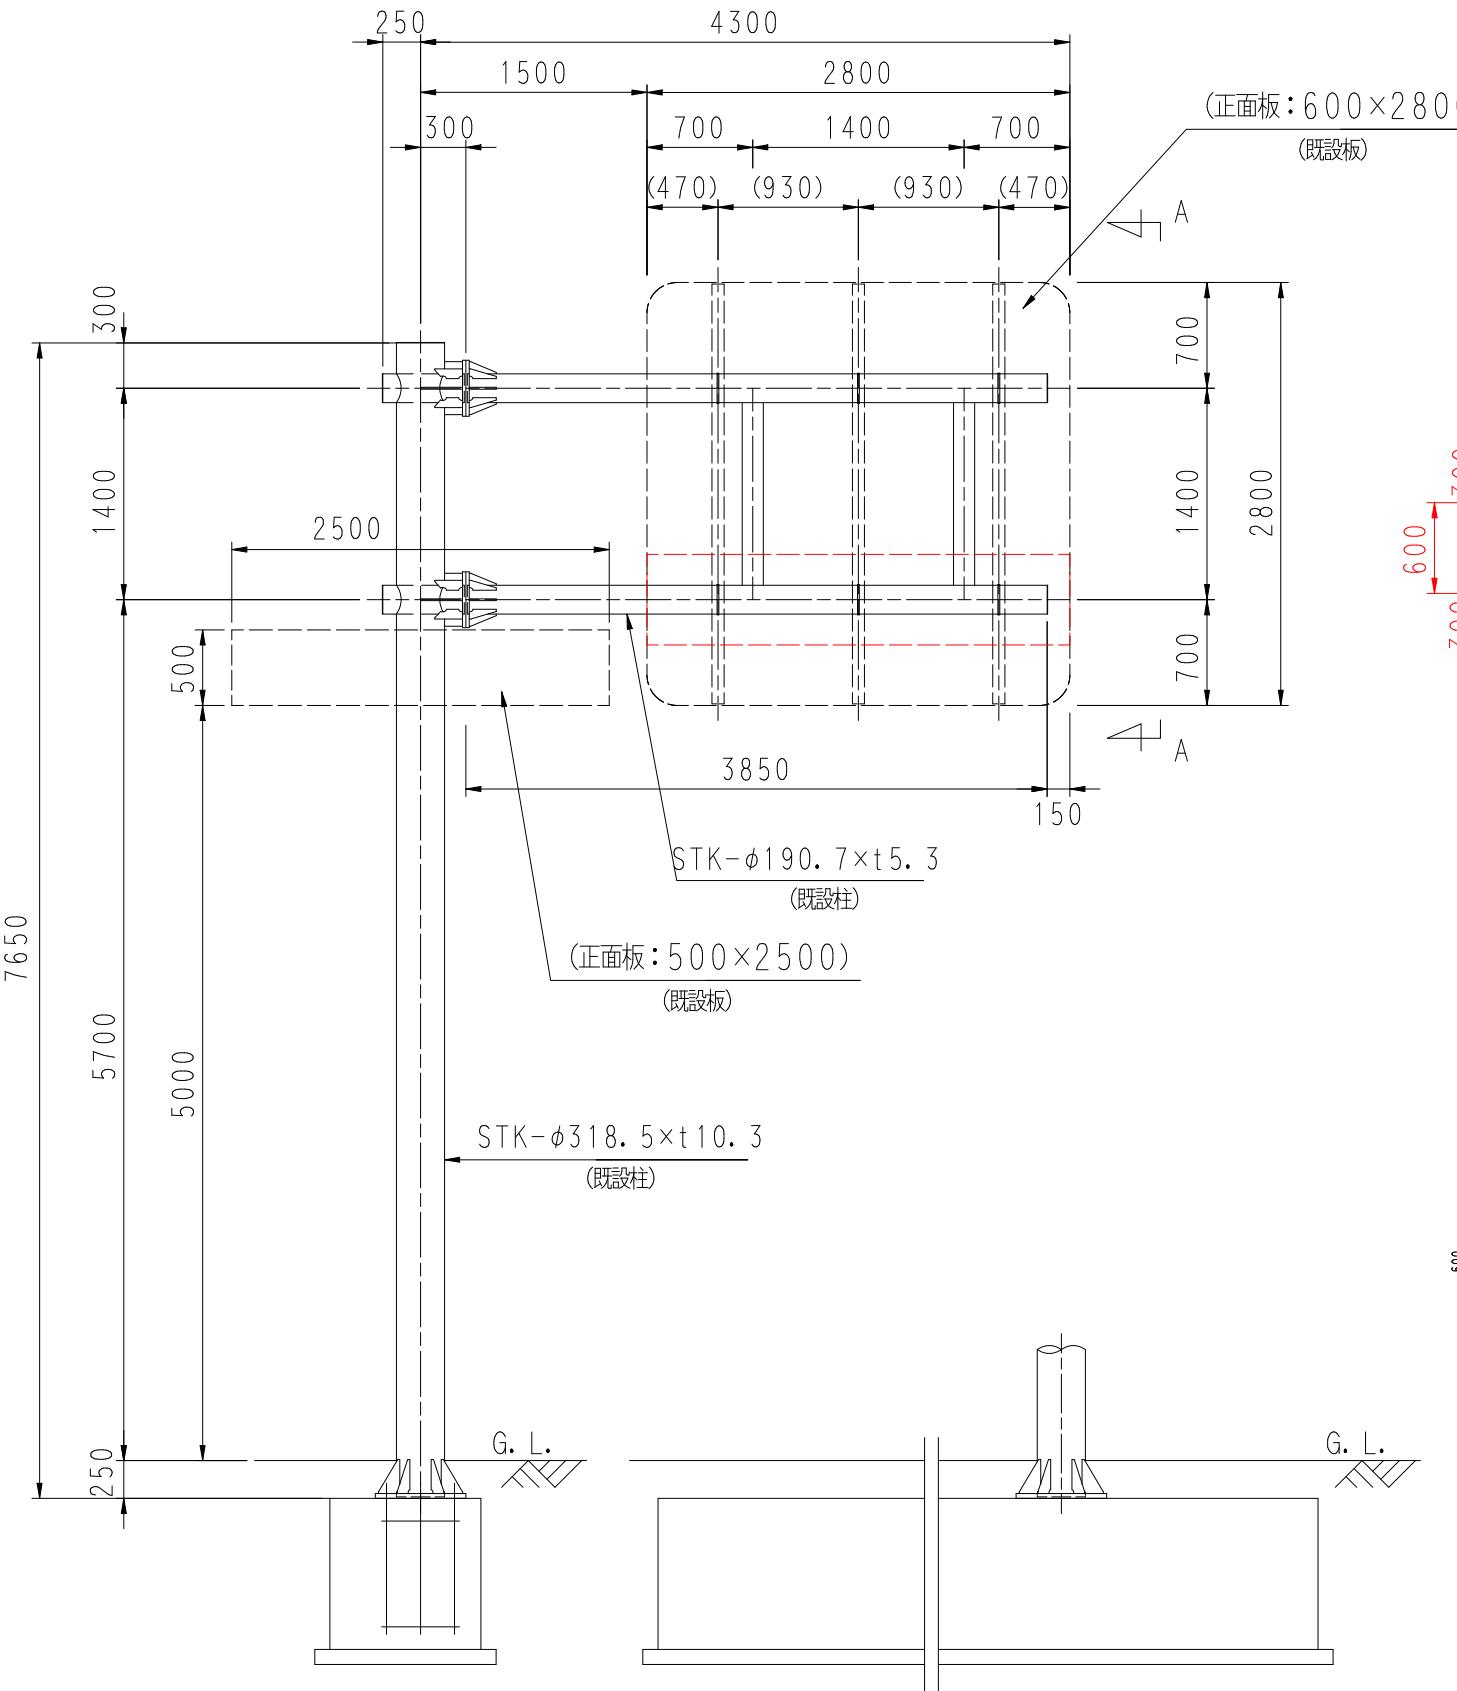

標識側面図 S=1/25

A-A矢視図




サイズ	規尺	素地色	文字色	矢印色	圓形色	シート種別	板厚	裏面構造	図面番号
600×2800	1/10	白	青	青	青/白	カプセルプリズム	2.0	高リブ	0E251038-01C1

認可実施	当初	第回変更
年度	令和7年度	湖北消組建第4号
路線名	国道8号線	
工事名	湖北地域消防本部案内標識設置工事	
地名	長浜市湖北町速水	
図面名	構造図	
縮尺	図示	
図面番号	4枚ノ内1	
湖北地域消防本部総務課		


## 標識板2型

### F型構造図 (B-41) S=1/50 (近畿地整)

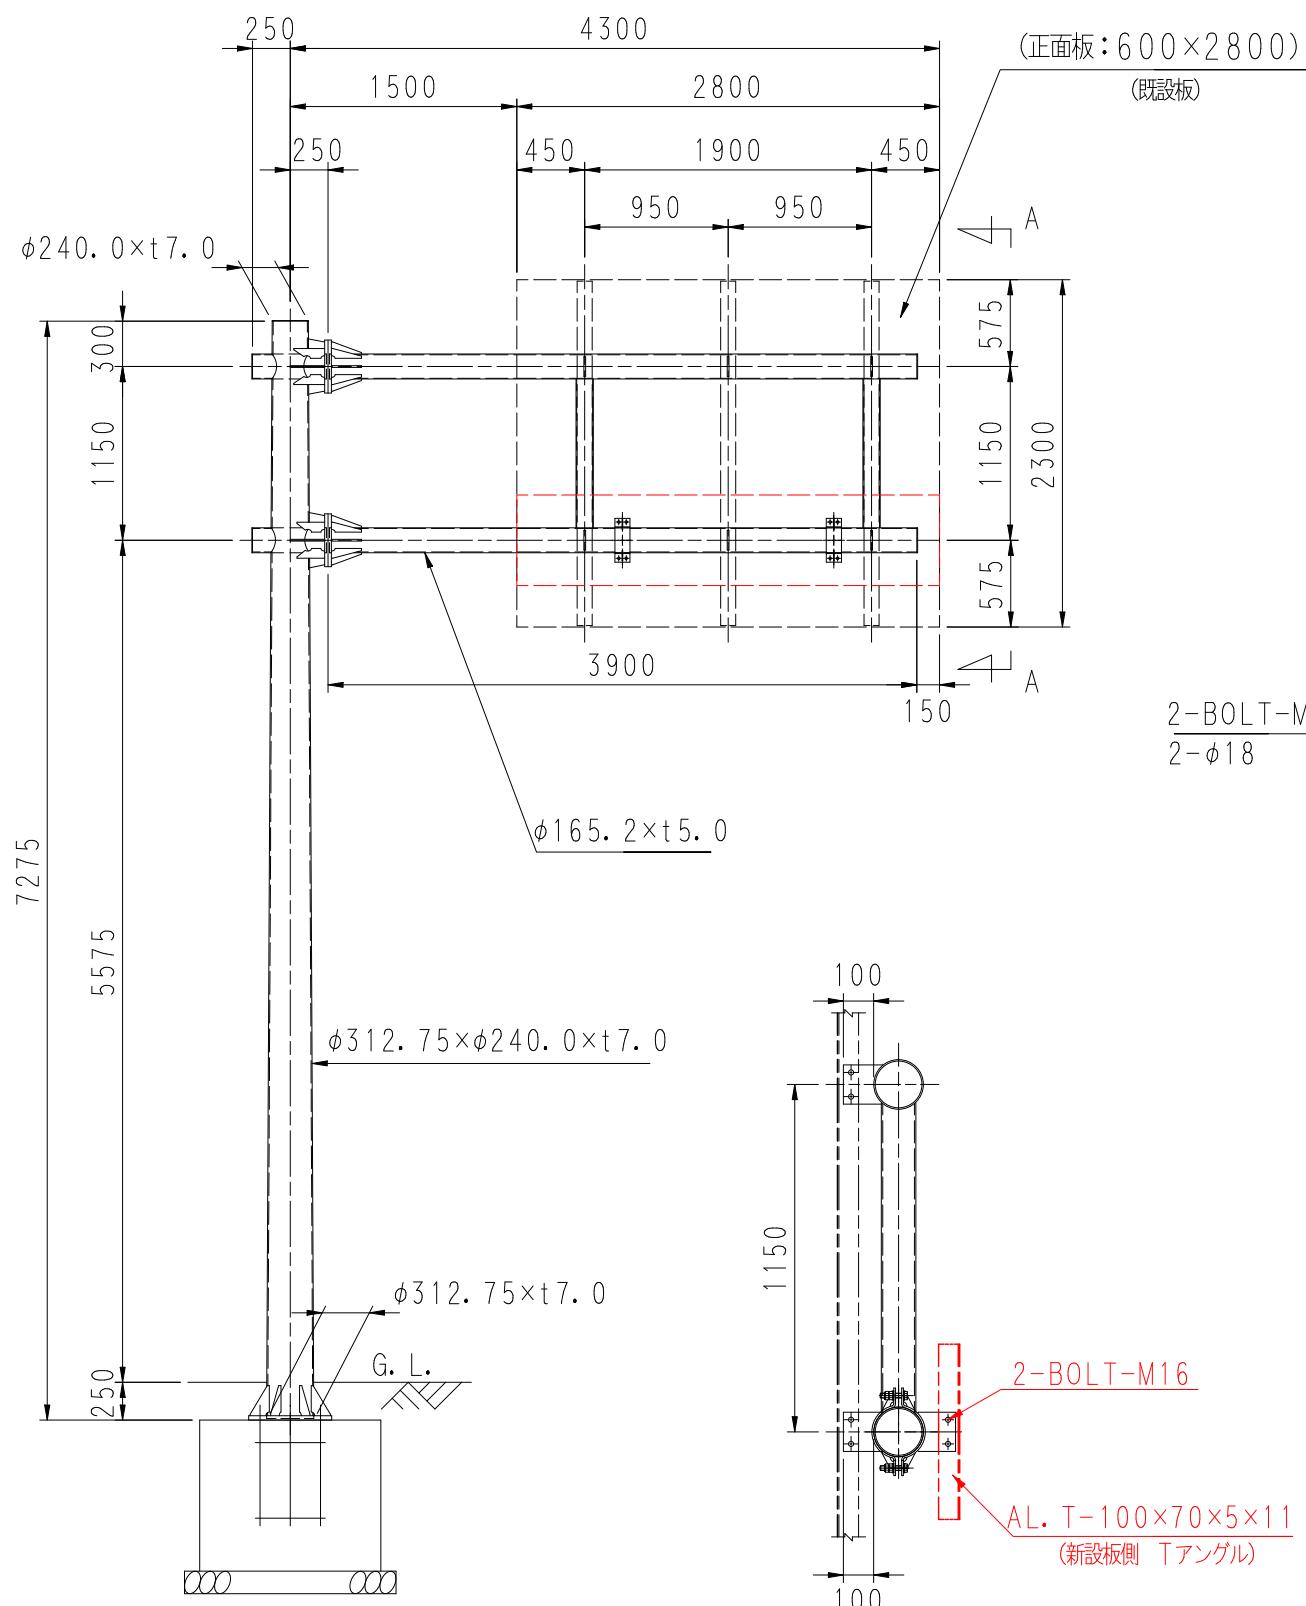


標識側面図 S=1/25

### A-A 矢視図

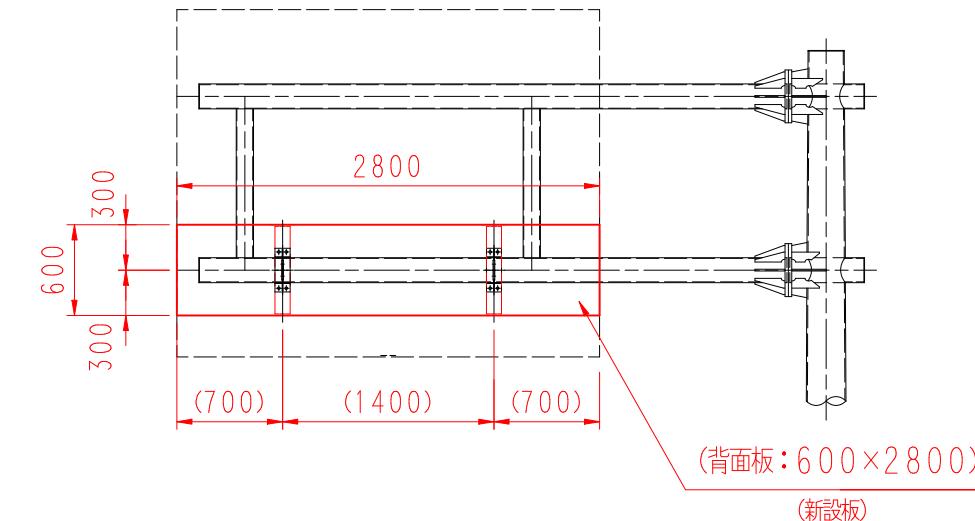


1

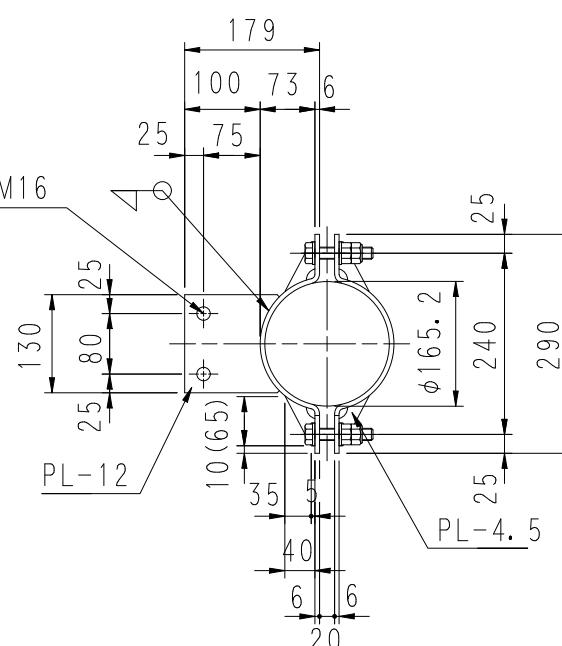

Technical drawing of a flange with the following dimensions:

- Width: 100
- Left side height: 25
- Right side height: 25
- Bottom height: 25
- Bottom width: 240
- Bottom side height: 25
- Total height: 290
- Bolt hole details: 4-BOLT-M1, 4-φ18

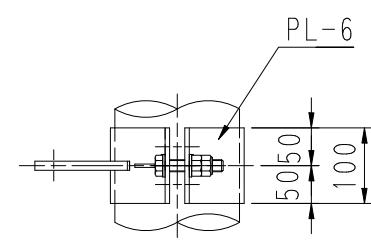

φ165.2 クランプ金具詳細図 S=1/10





サイズ	縮尺	素地色	文字色	矢印色	图形色	シート種別	板厚	裏面構造	前面番号
600X2800	1/10	白	青	青	青/白	カプセルプリズム	2.0	高リブ	OE251039-01C1


認可実施	当初	第回変更
年　度　番　号	令和7年度	湖北消組建第4号
路　綫　名	国道8号線	
工　事　名	湖北地域消防本部案内標識設置工事	
地　　名	長浜市湖北町馬渡	
図　面　名	構造図	
縮　　尺	図　示	
図面番号	4枚	ノ内2
湖北地域消防本部　総務課		

## 標識板3型


## 逆L型構造図 S=1/50

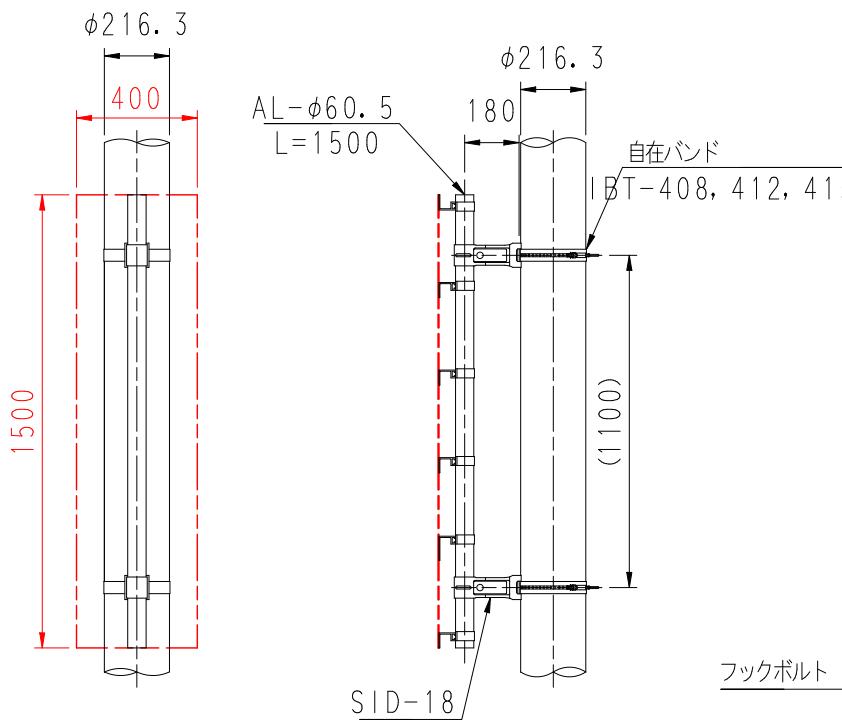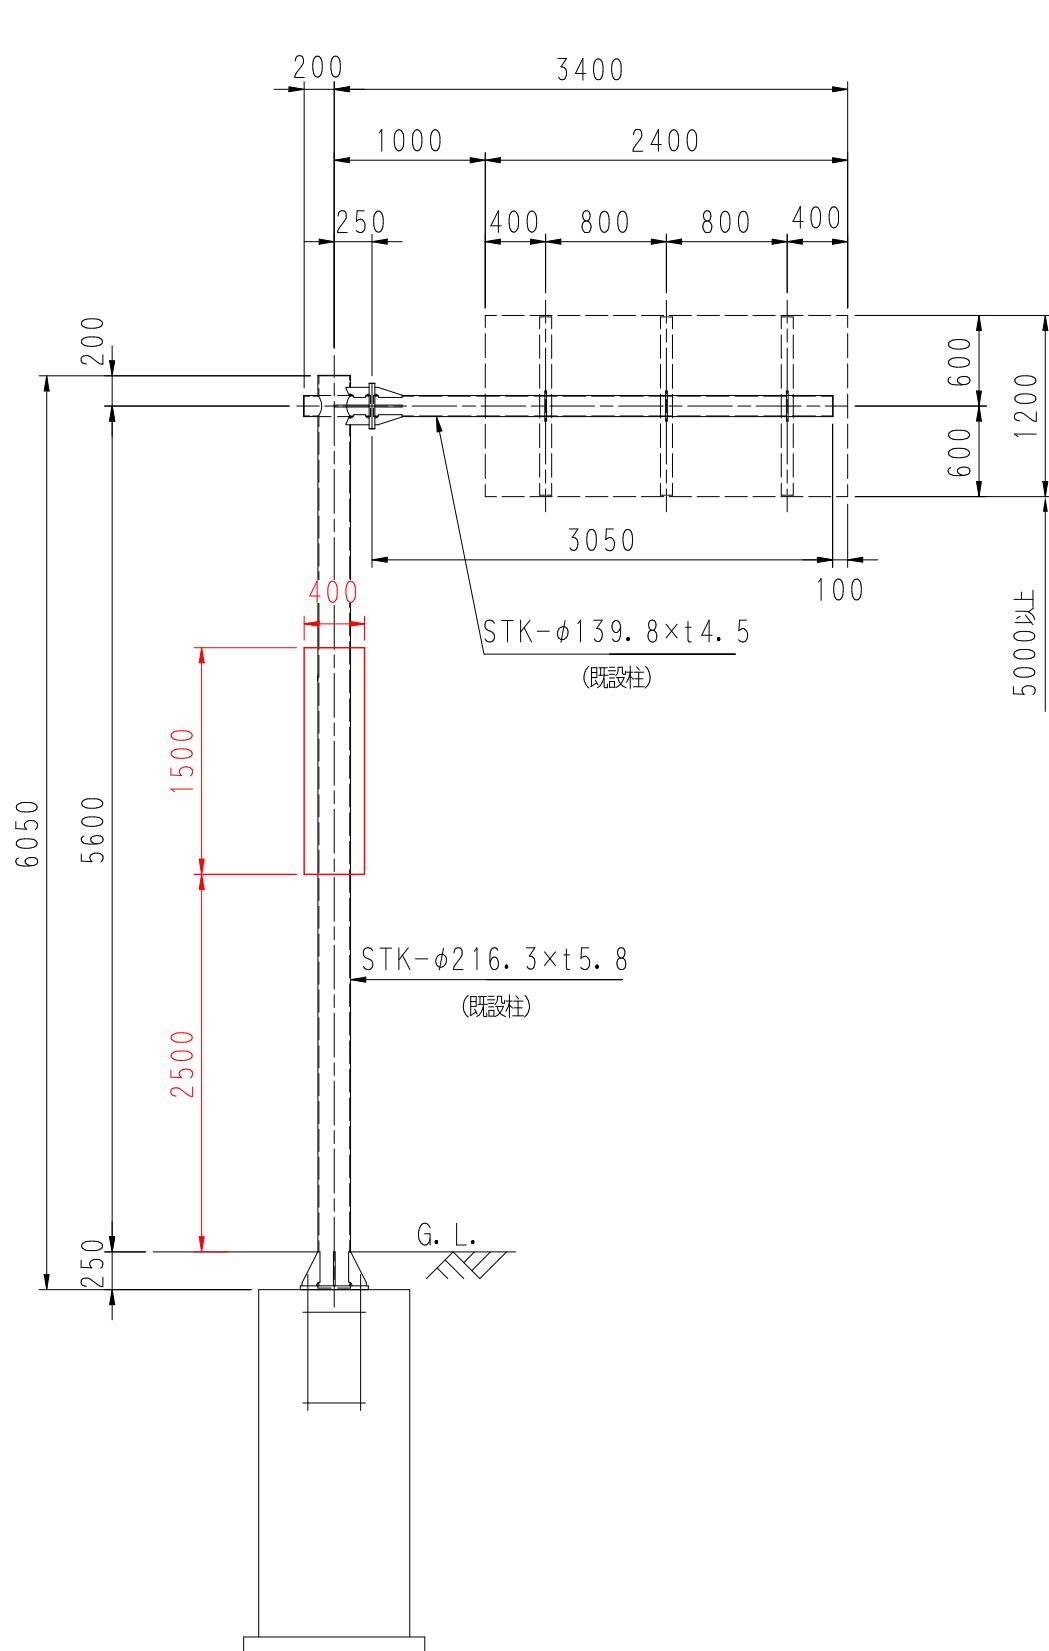

板取付金具詳細図 S=1/25

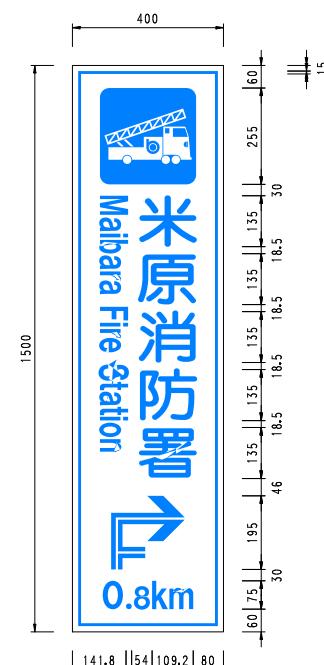

腕金具 S1D-18 S=1/5

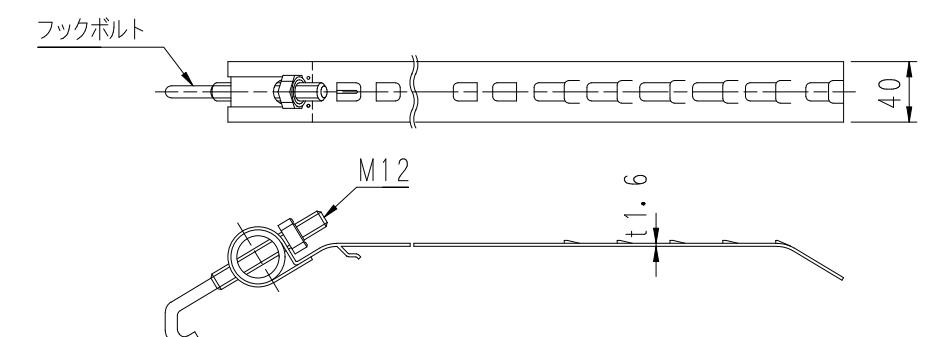




品名整理記号	D (適用径範囲)
IBT-408	$\phi 130$ - $\phi 250$
IBT-412	$\phi 205$ - $\phi 370$
IBT-415	$\phi 250$ - $\phi 470$

自在バンド詳細図 S=1/5

認可実施	当初	第回変更
年 度 番 号	令和 7 年度	湖北消組建第 4 号
路 線 名		国道365号線
工 事 名	湖北地域消防本部案内標識設置工事	
地 名		米原市間田
図 面 名		構造図
縮 尺		図 示
図 面 番 号	4	枚 ノ 内 3
湖 北 地 域 消 防 本 部 総 務 課		

標識板4型

F型構造図 S=1/50

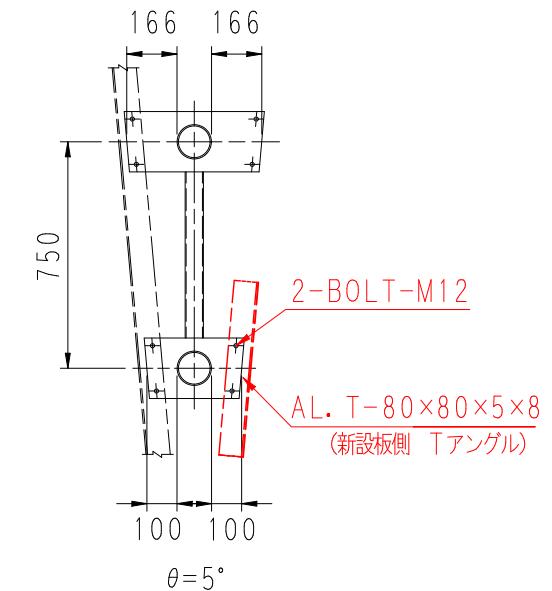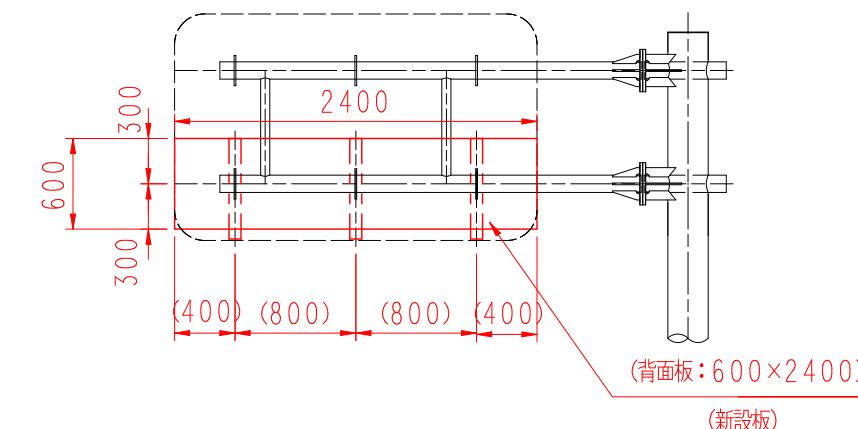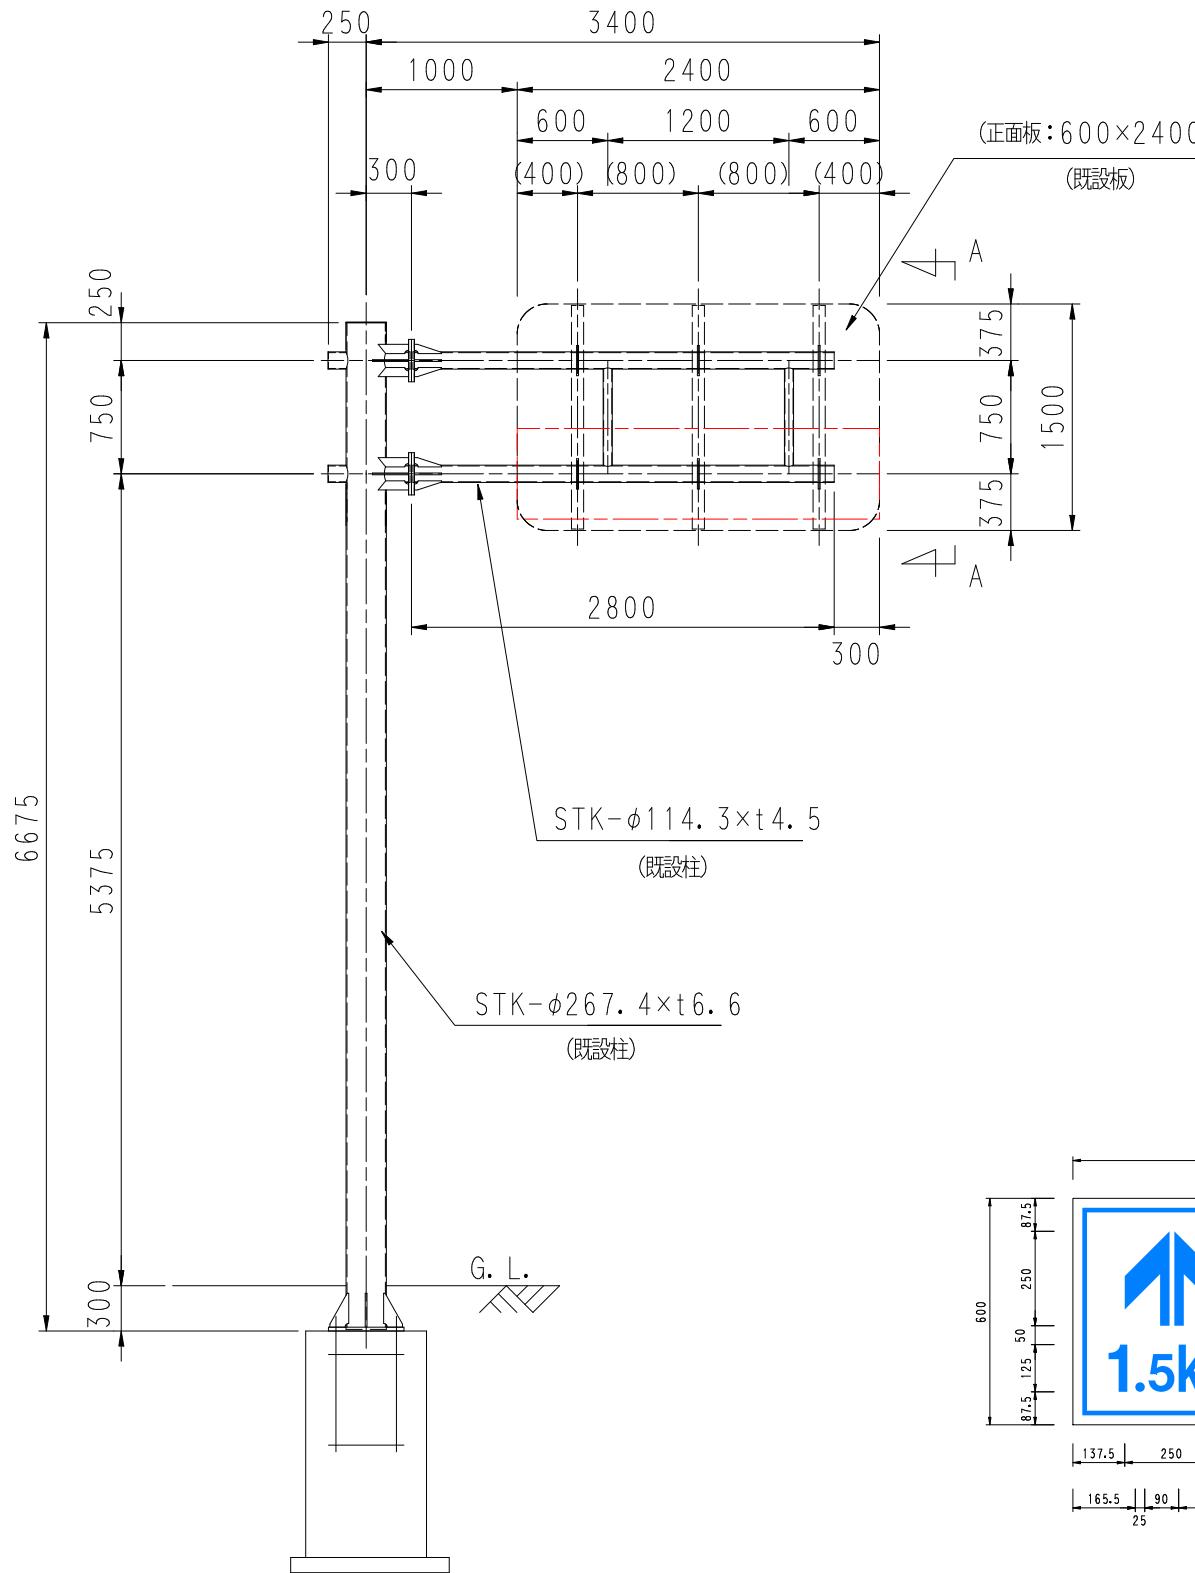

板取付金具詳細図 S=1/25

A-A矢視図



サイズ	箱尺	素地色	文字色	矢印色	圓形色	シート種別	板厚	裏面構造	図面番号
600x2400	1/10	白	青	青	青/白	カプセルプリズム	2.0	高リブ	0E251041-01C1

認可実施	当初	第回変更
年度番号	令和7年度	湖北消組建第4号
路線名	国道365号線	
工事名	湖北地域消防本部案内標識設置工事	
地名	米原市高畠	
図面名	構造図	
縮尺	図示	
図面番号	4枚ノ内4	
湖北地域消防本部総務課		